
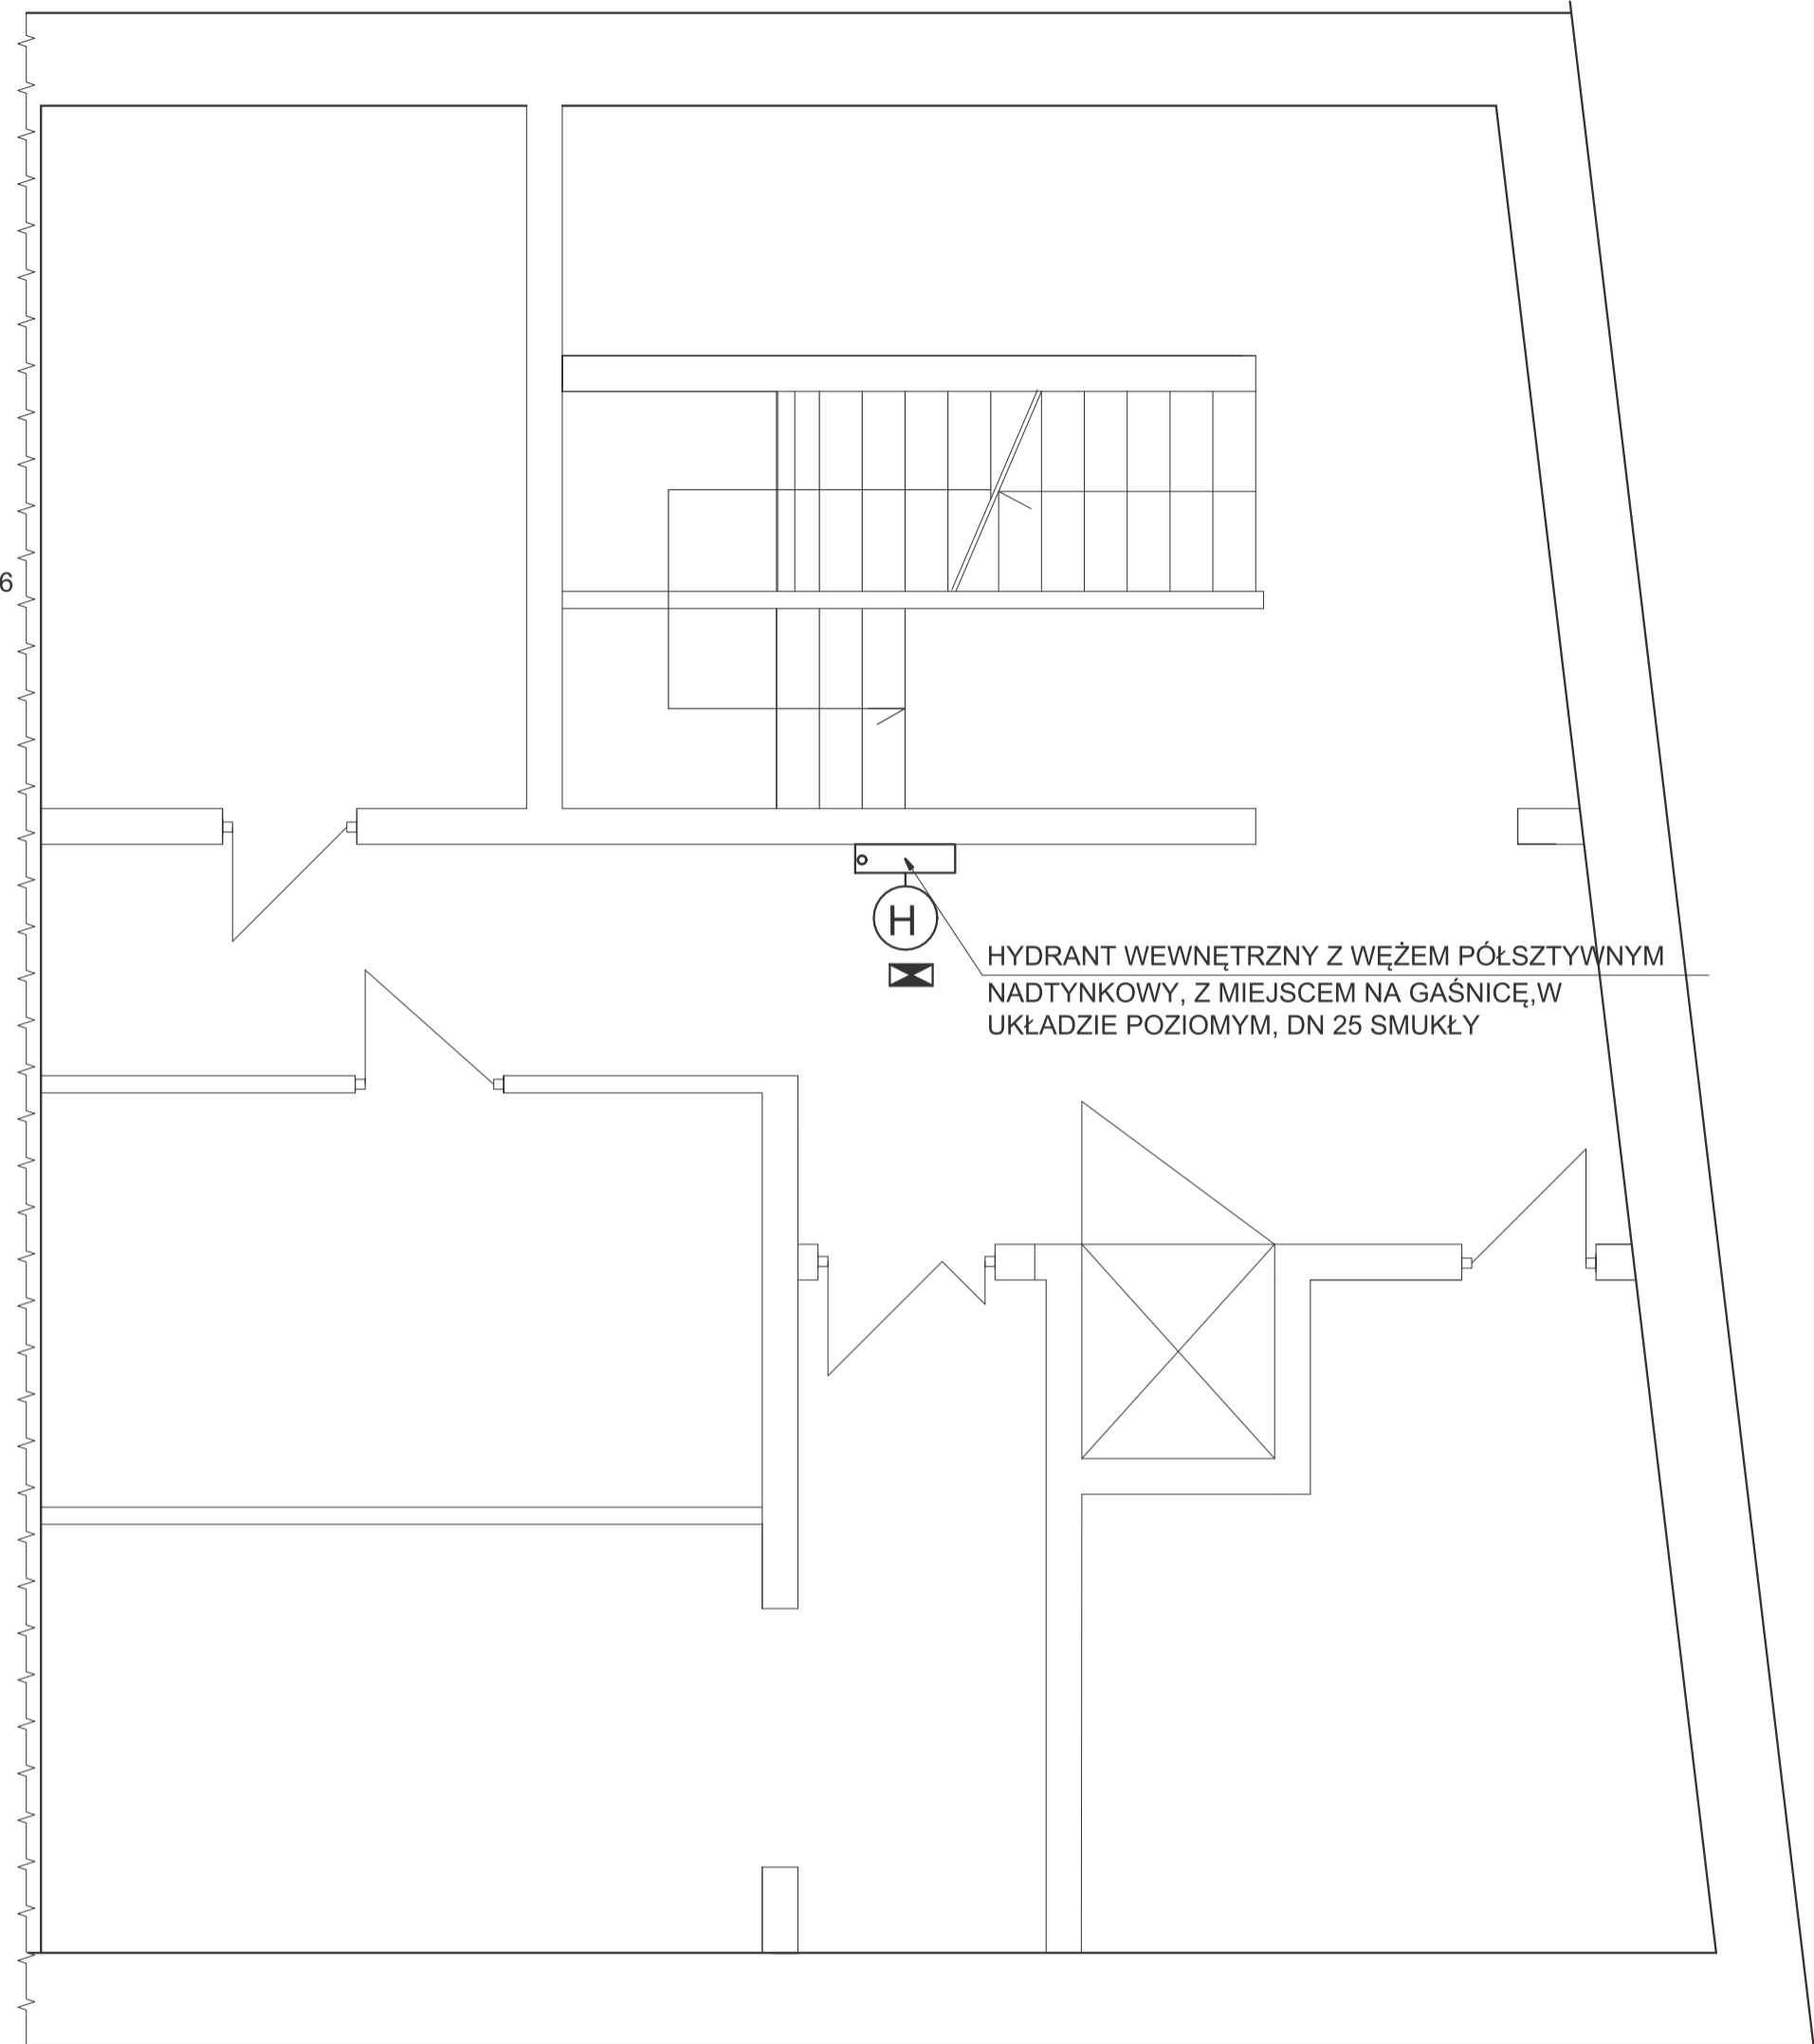


RZUT PIWNIC STAN PROJEKTOWANY Skala 1:50

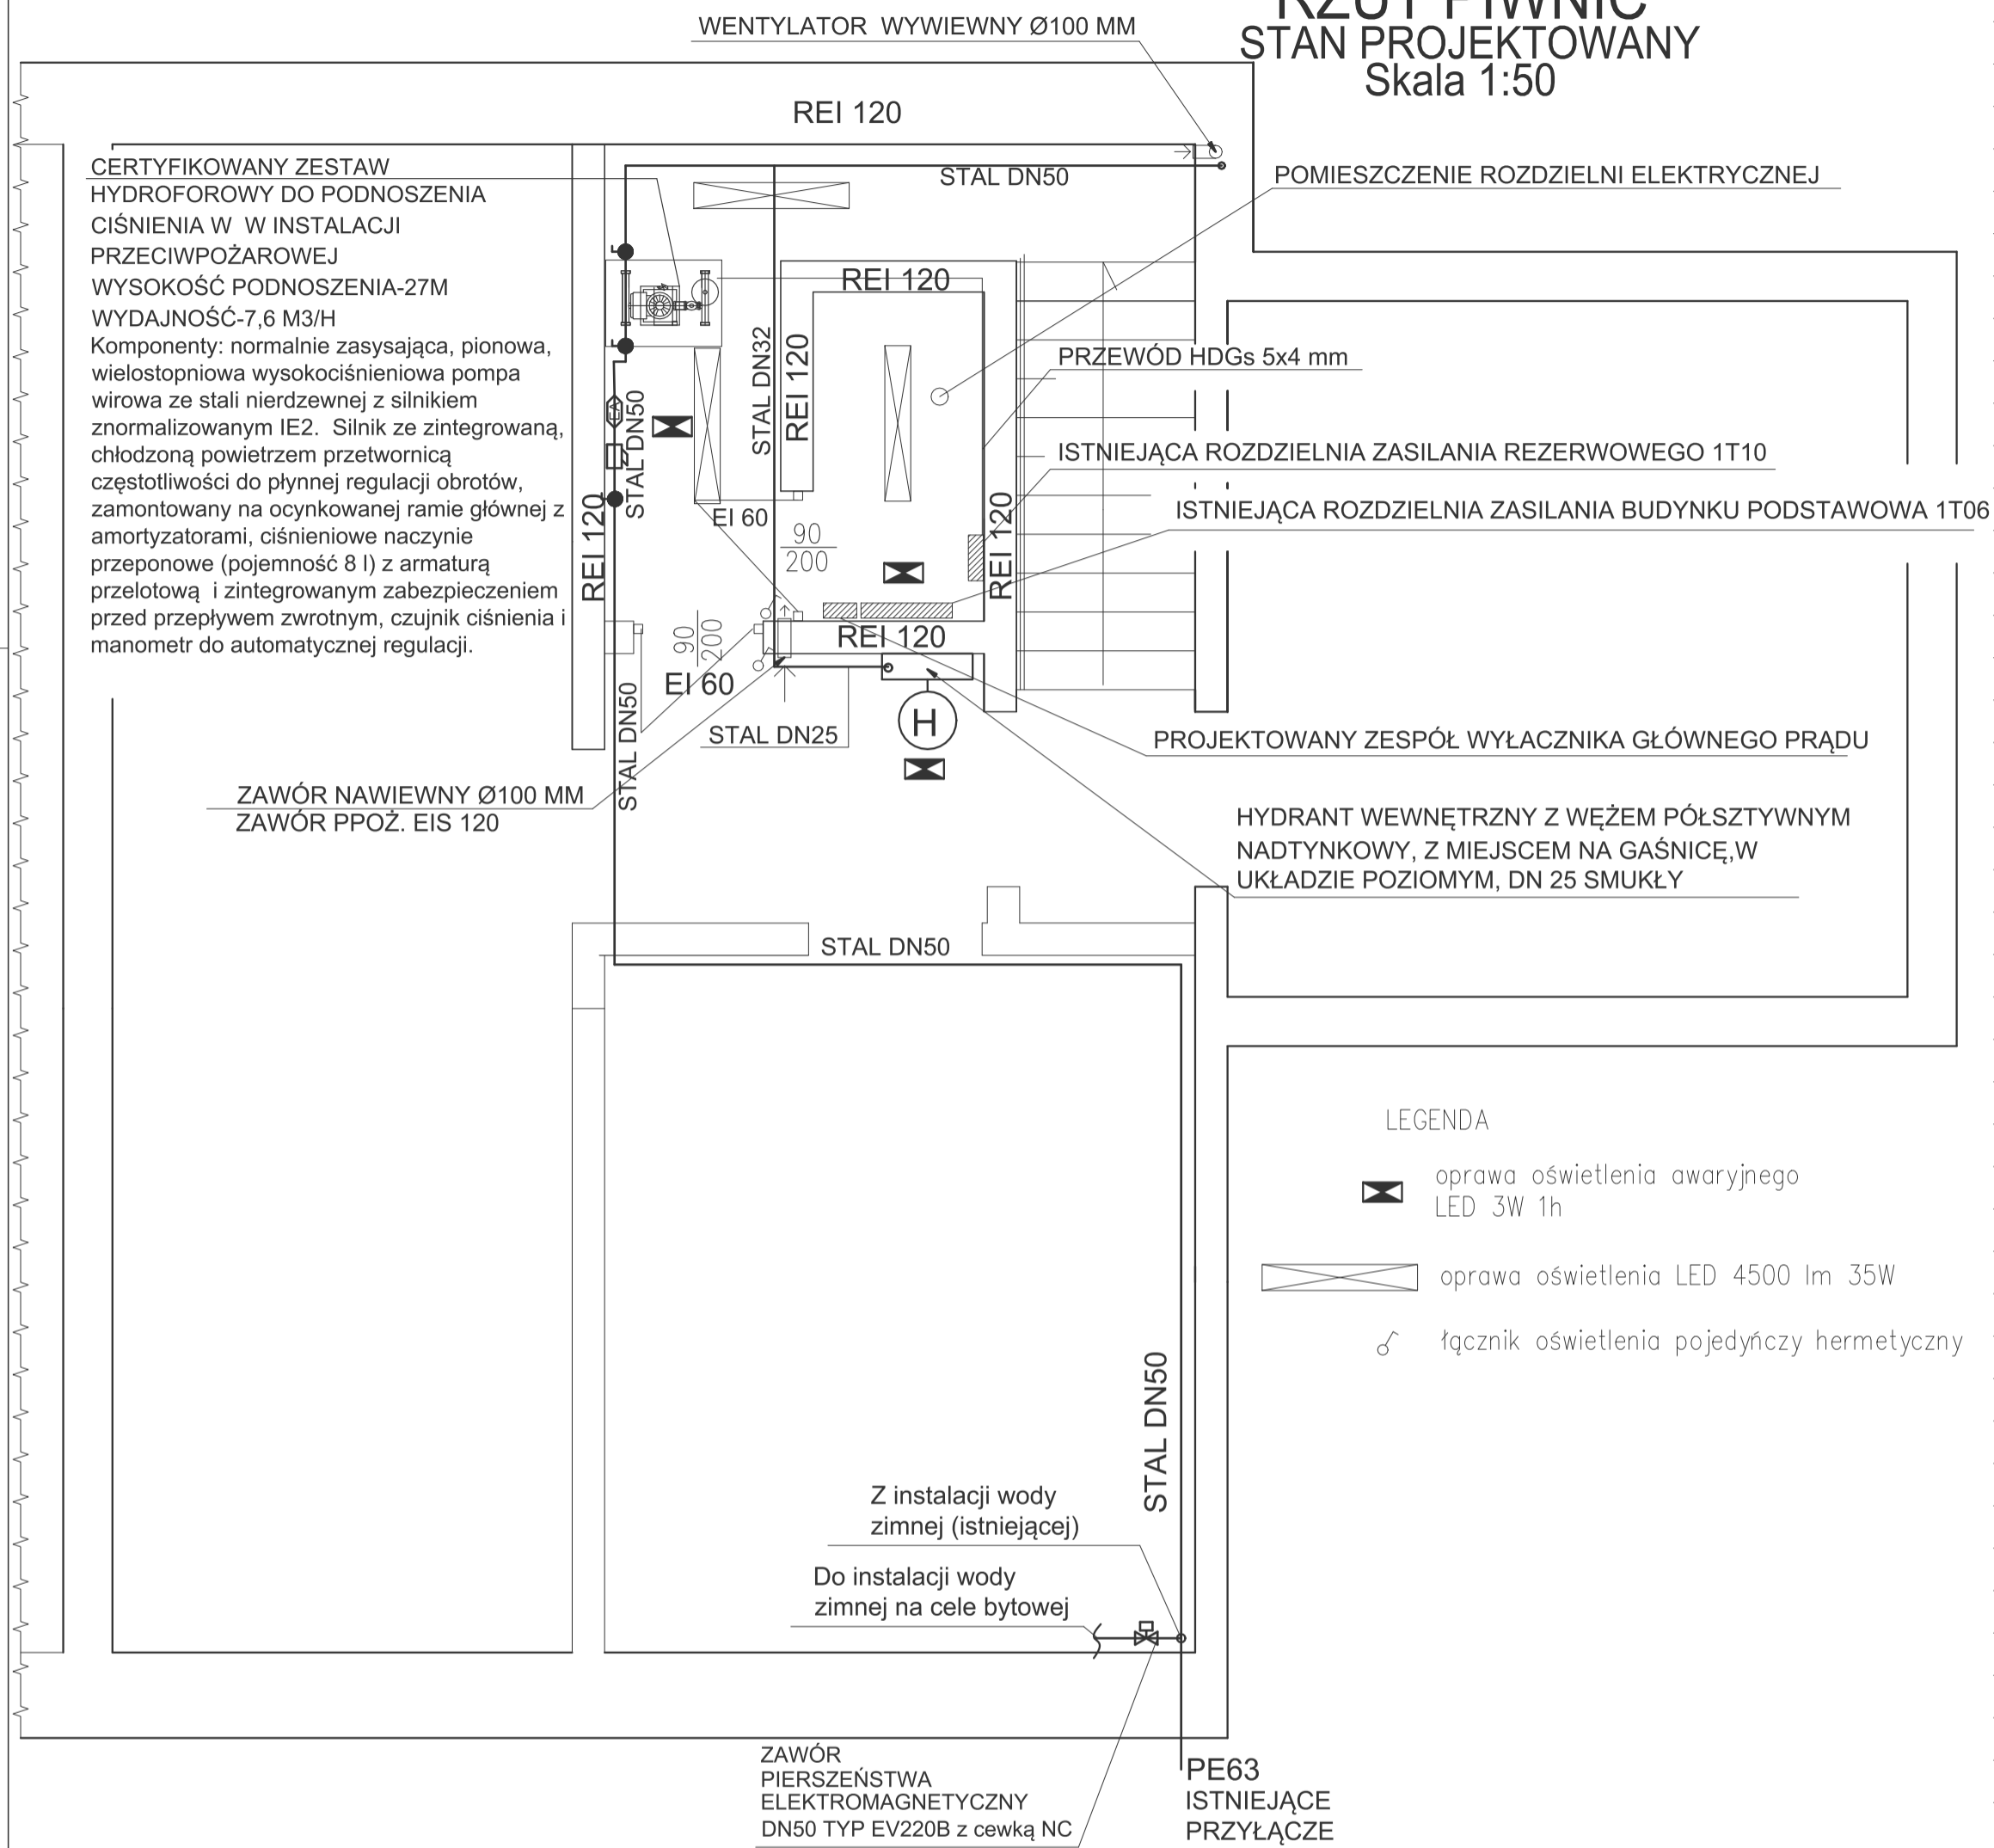

| | | | | |
|---------------|--|-------------------|--|-----------------------|
| Projektant: | mgr inż. Maciej Rogowski | DOŚ/0380/PWBS/18 | | Data: 23.05.2024r. |
| Sprawdzający: | mgr inż. Adrian Bil | DOŚ/0420/PBS/19 | | |
| Projektant: | mgr inż. Paweł Litke | DOŚ/0477/PBE/19 | | Stadium: PAB |
| Sprawdzający: | mgr inż. Robert Biedka | UAN.V-7342/3/9/93 | | |
| Temat: | Przebudowa instalacji hydrantowej w budynku nr 9 w kompleksie pałacowo-folwarcznym w Krzyżowej | | | Skala: 1:50 |
| Inwestor: | Fundacja "Krzyżowa" dla Porozumienia Europejskiego Krzyżowa 7, 58-112 Grodziszczce | | | |
| Tytuł rys.: | RZUT PIWNIC-STAN PROJEKTOWANY | | | Nr rys.: 2 |