
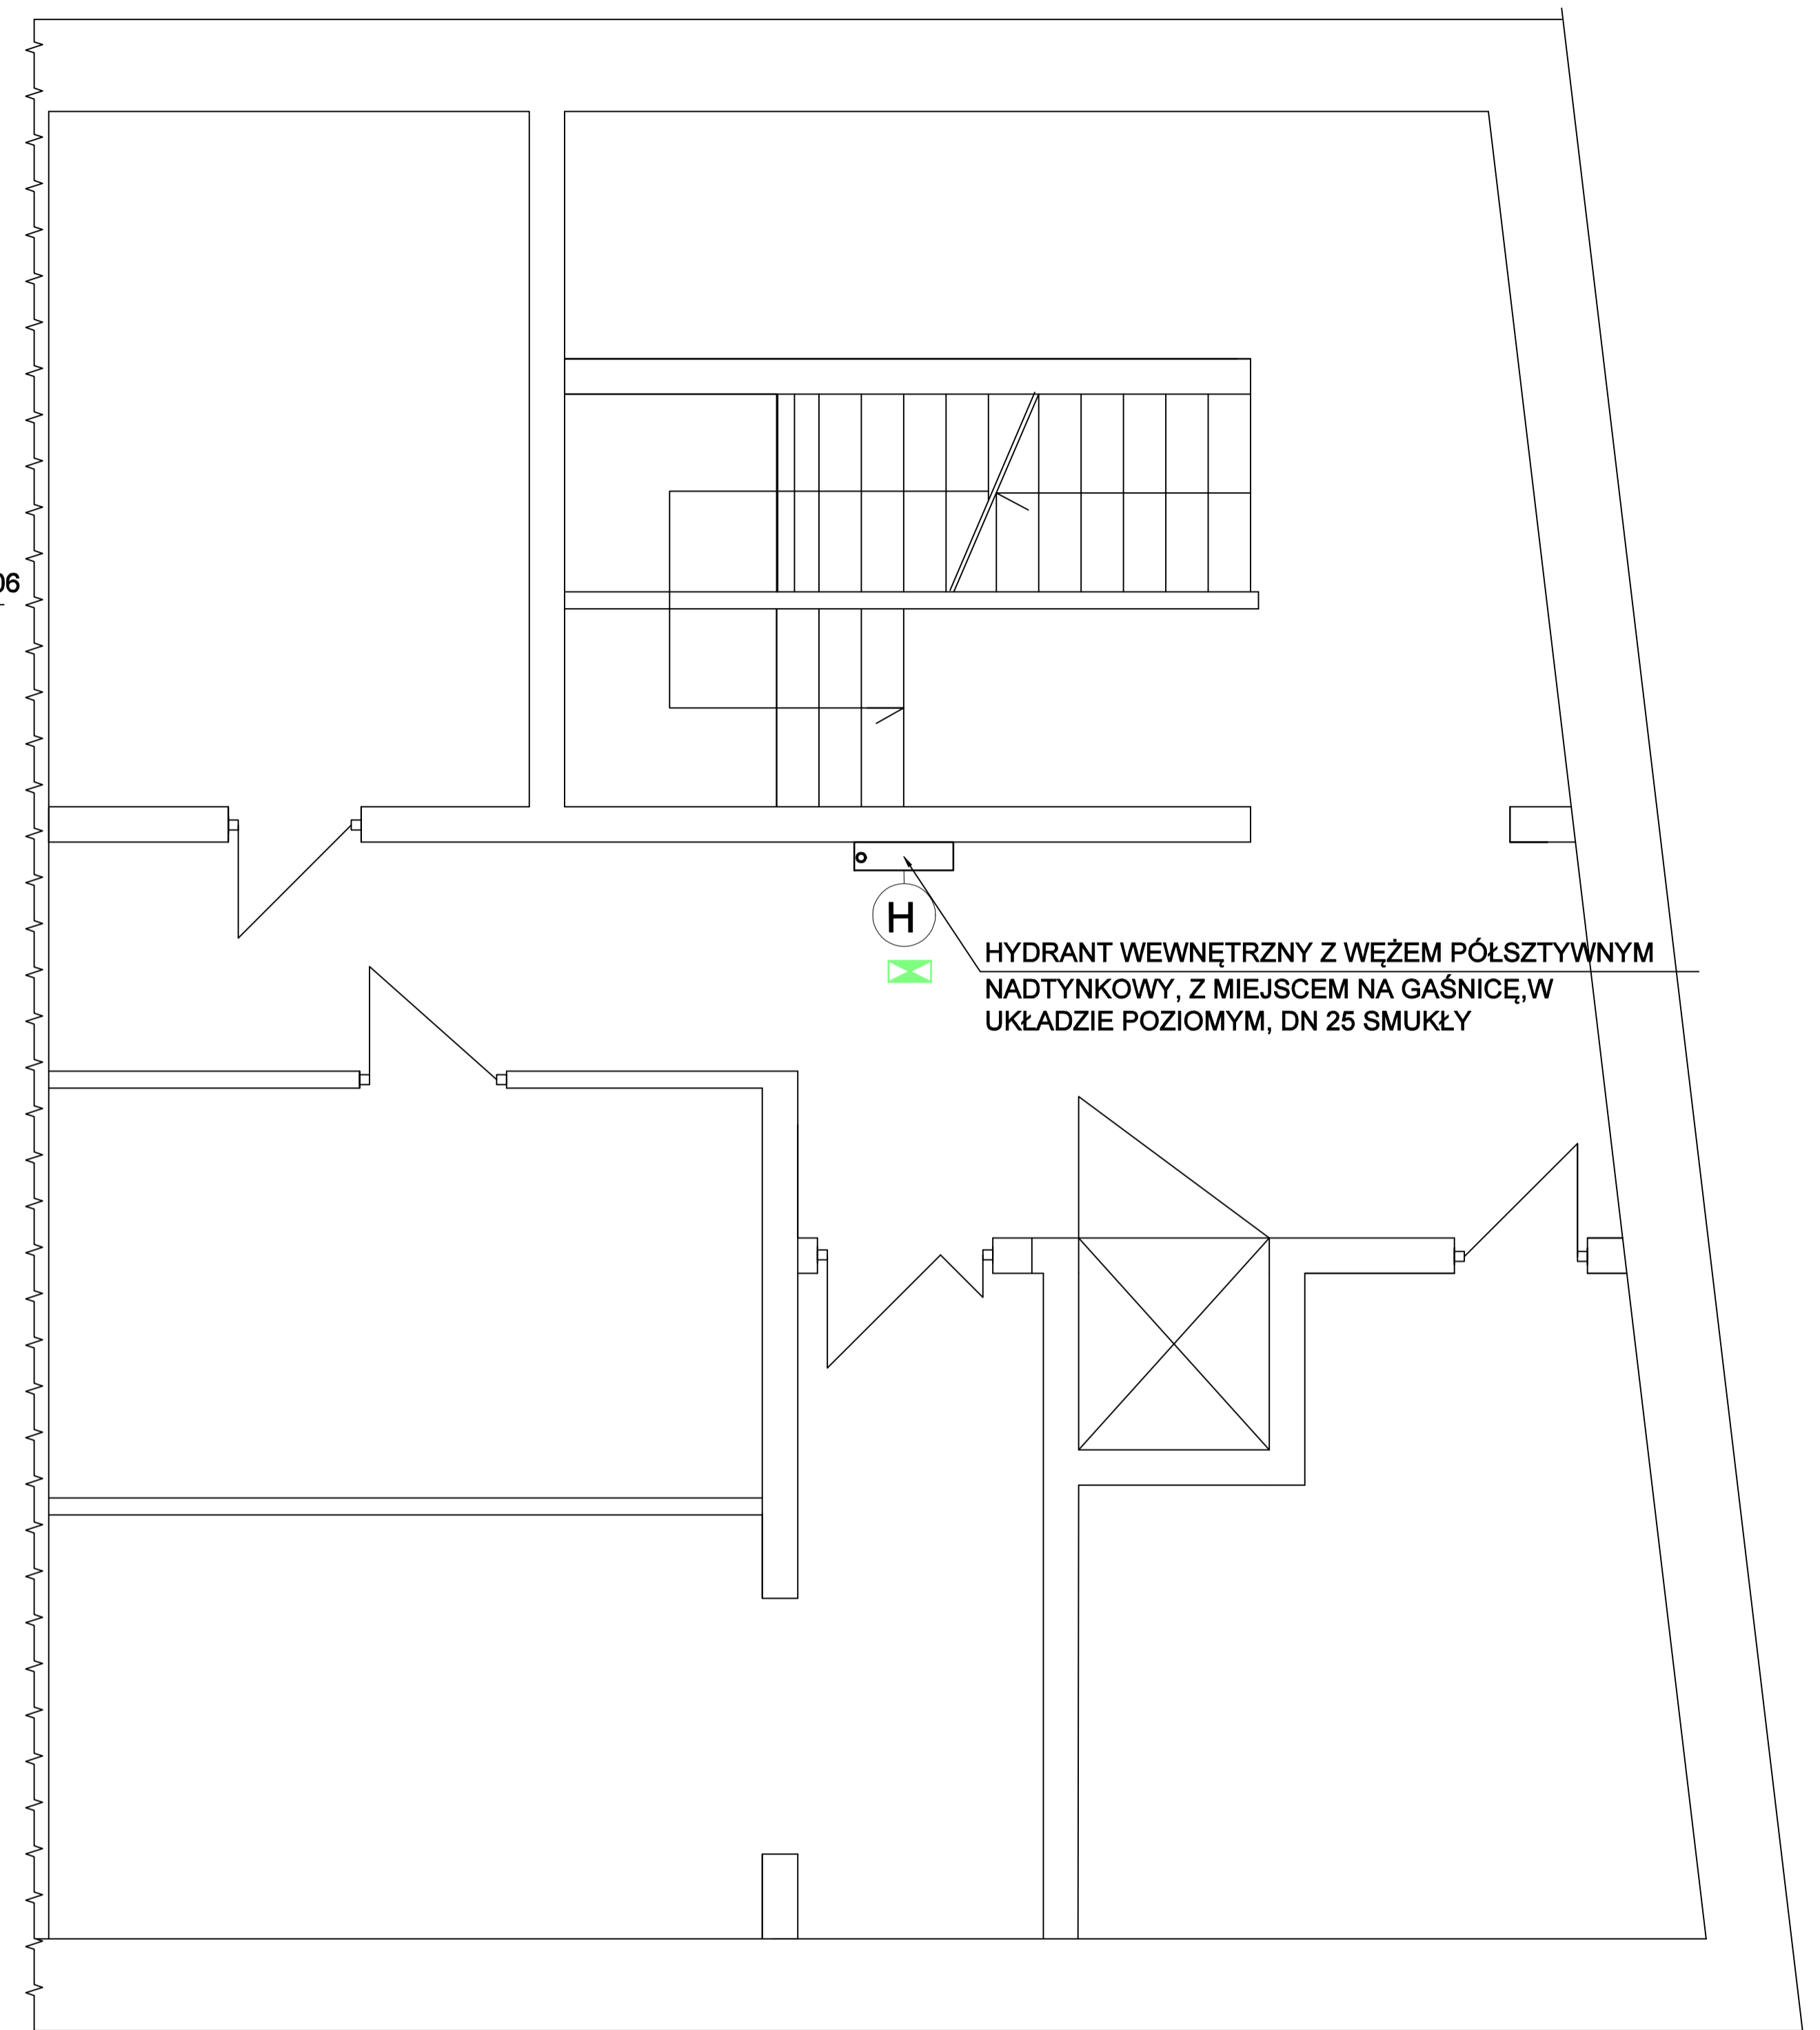


RZUT PIWNIC STAN PROJEKTOWANY Skala 1:50

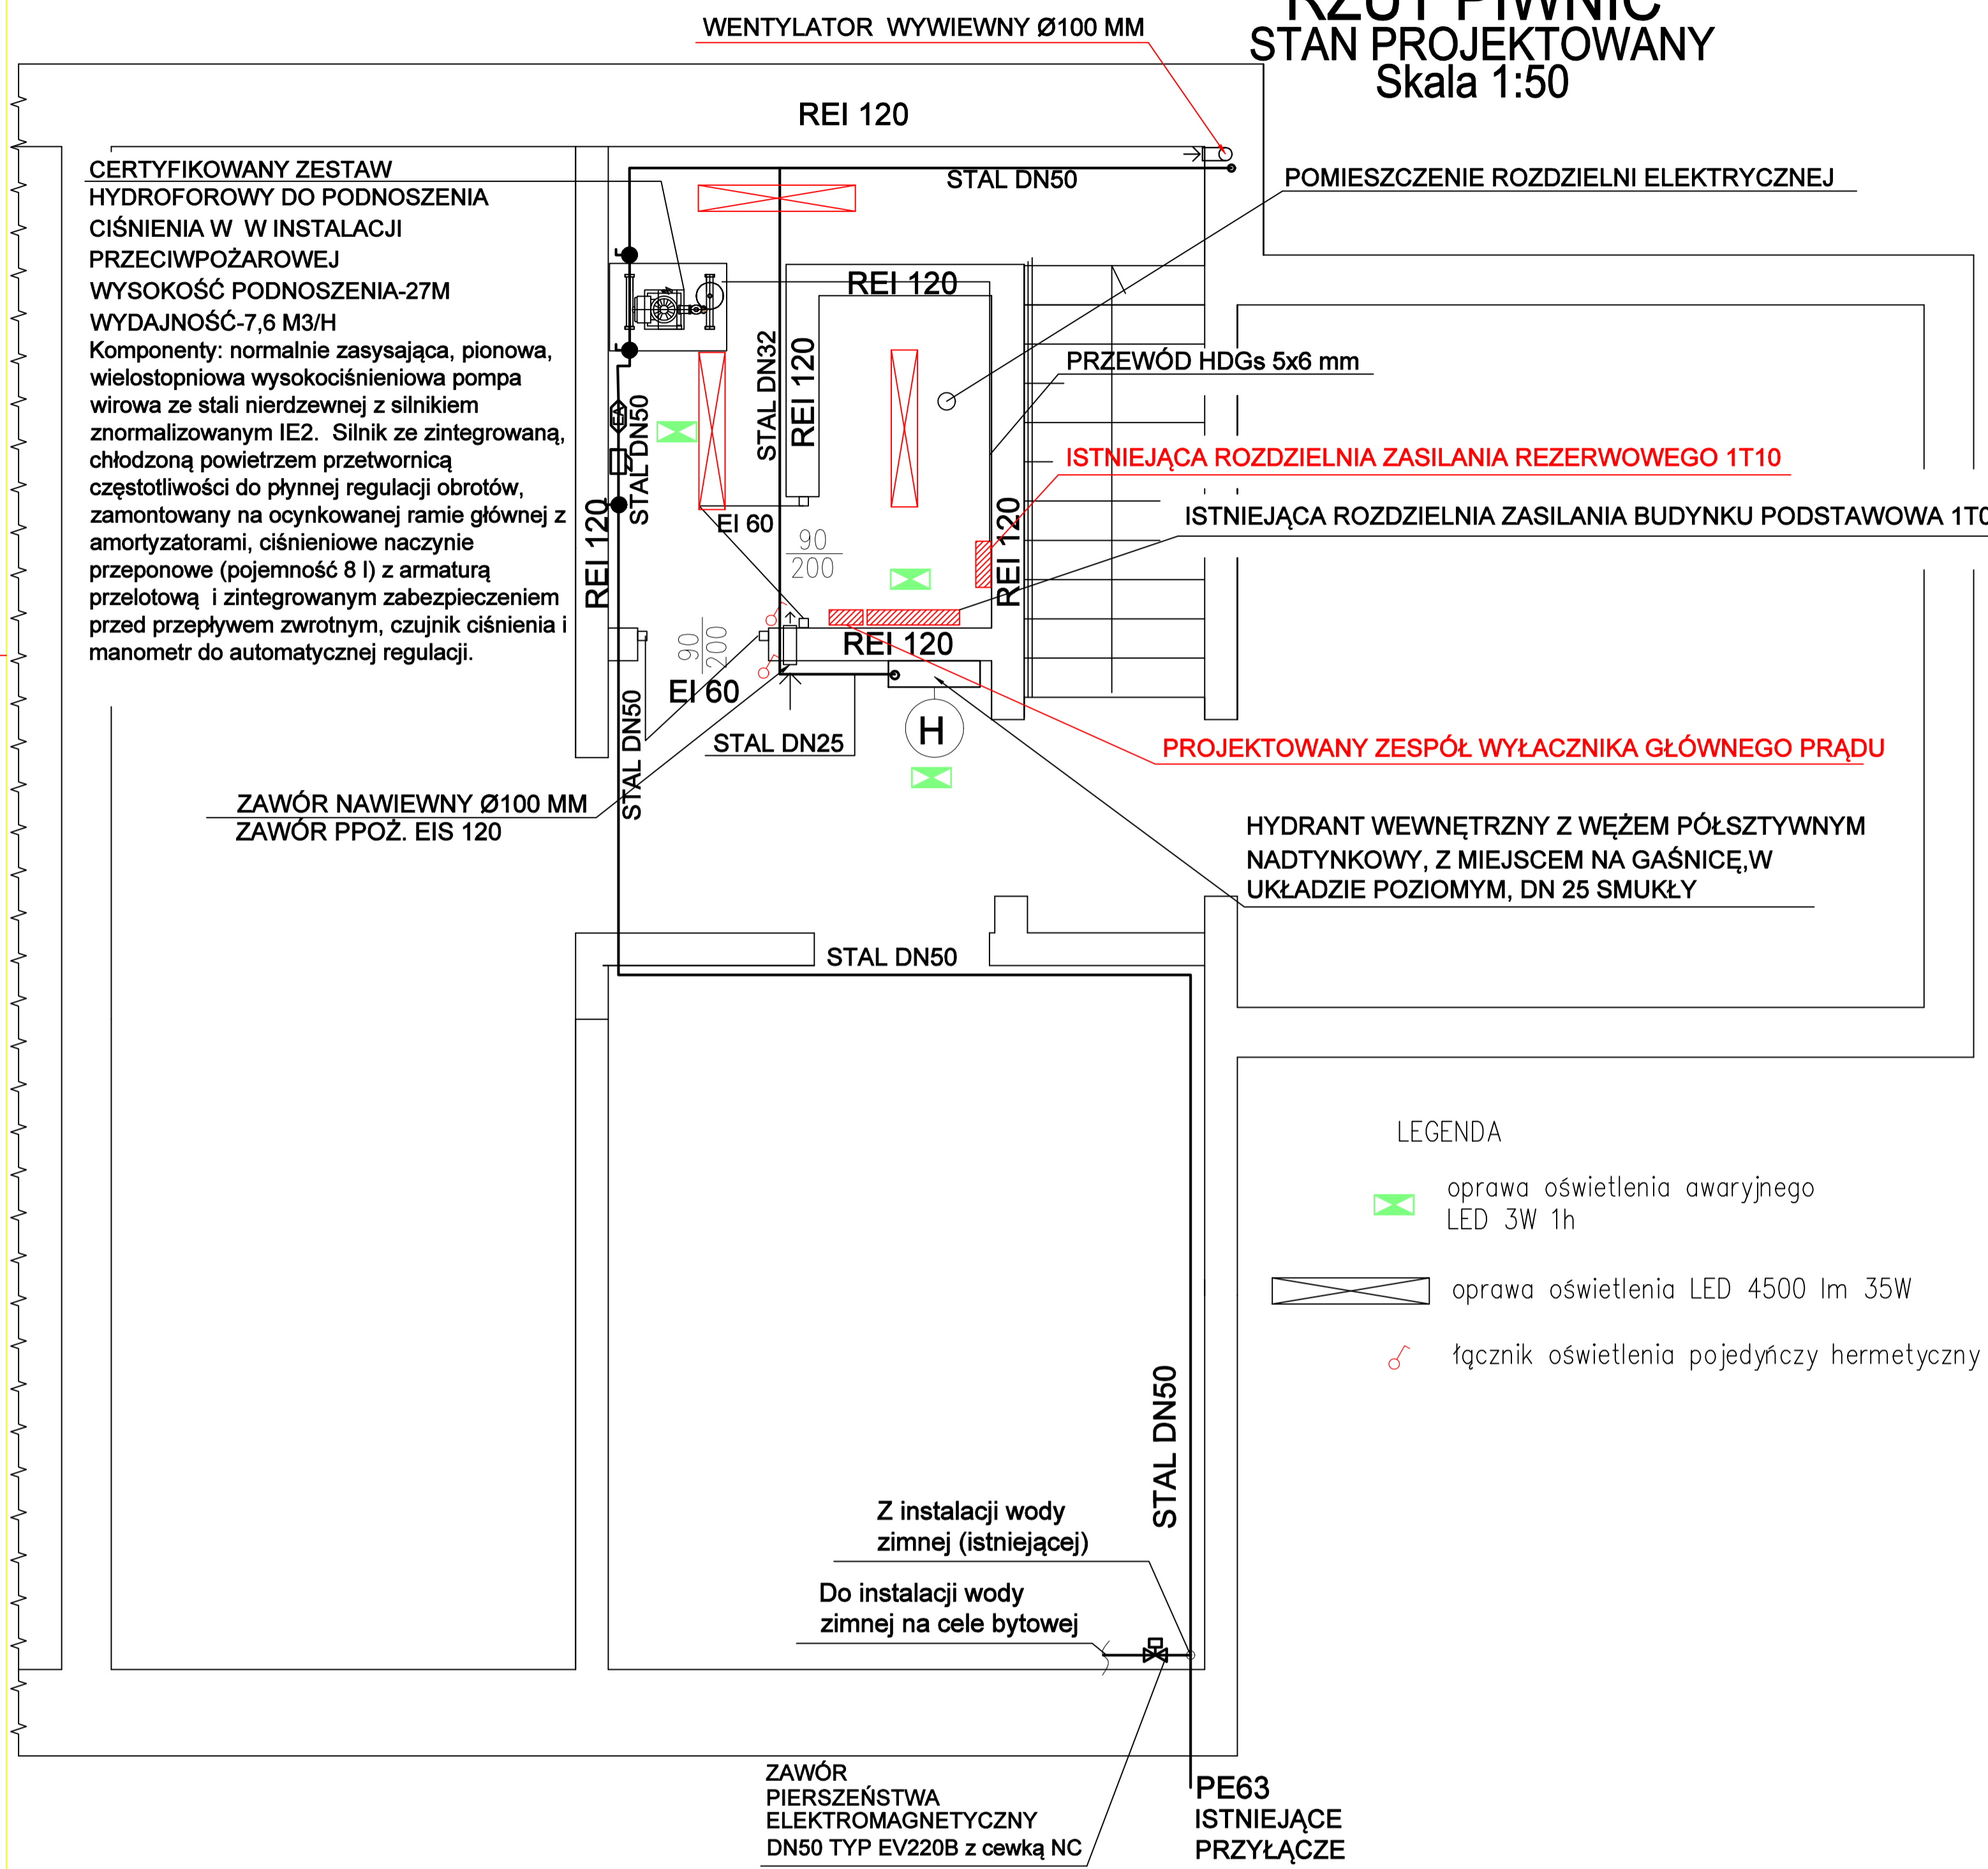

Projektant: br. instalacje elektryczne	mgr inż. Paweł Litke	DOŚ/0477/PBE/19		Data: 23.05.2024r.
Sprawdzający: br. instalacje elektryczne	mgr inż. Robert Biedka	UAN.V-7342/3/9/93		
Temat:	Przebudowa instalacji hydrantowej w budynku nr 9 w kompleksie pałacowo-falwarcznym w Krzyżowej			Stadium: PT
Inwestor:	Fundacja "Krzyżowa" dla Porozumienia Europejskiego Krzyżowa 7, 58-112 Grodziszczce			Skala: 1:50
Tytuł rys.:	RZUT PIWNIC-STAN PROJEKTOWANY			Nr rys.: 1