


RZUT I PIĘTRA
STAN PROJEKTOWANY
Skala 1:100

antresola

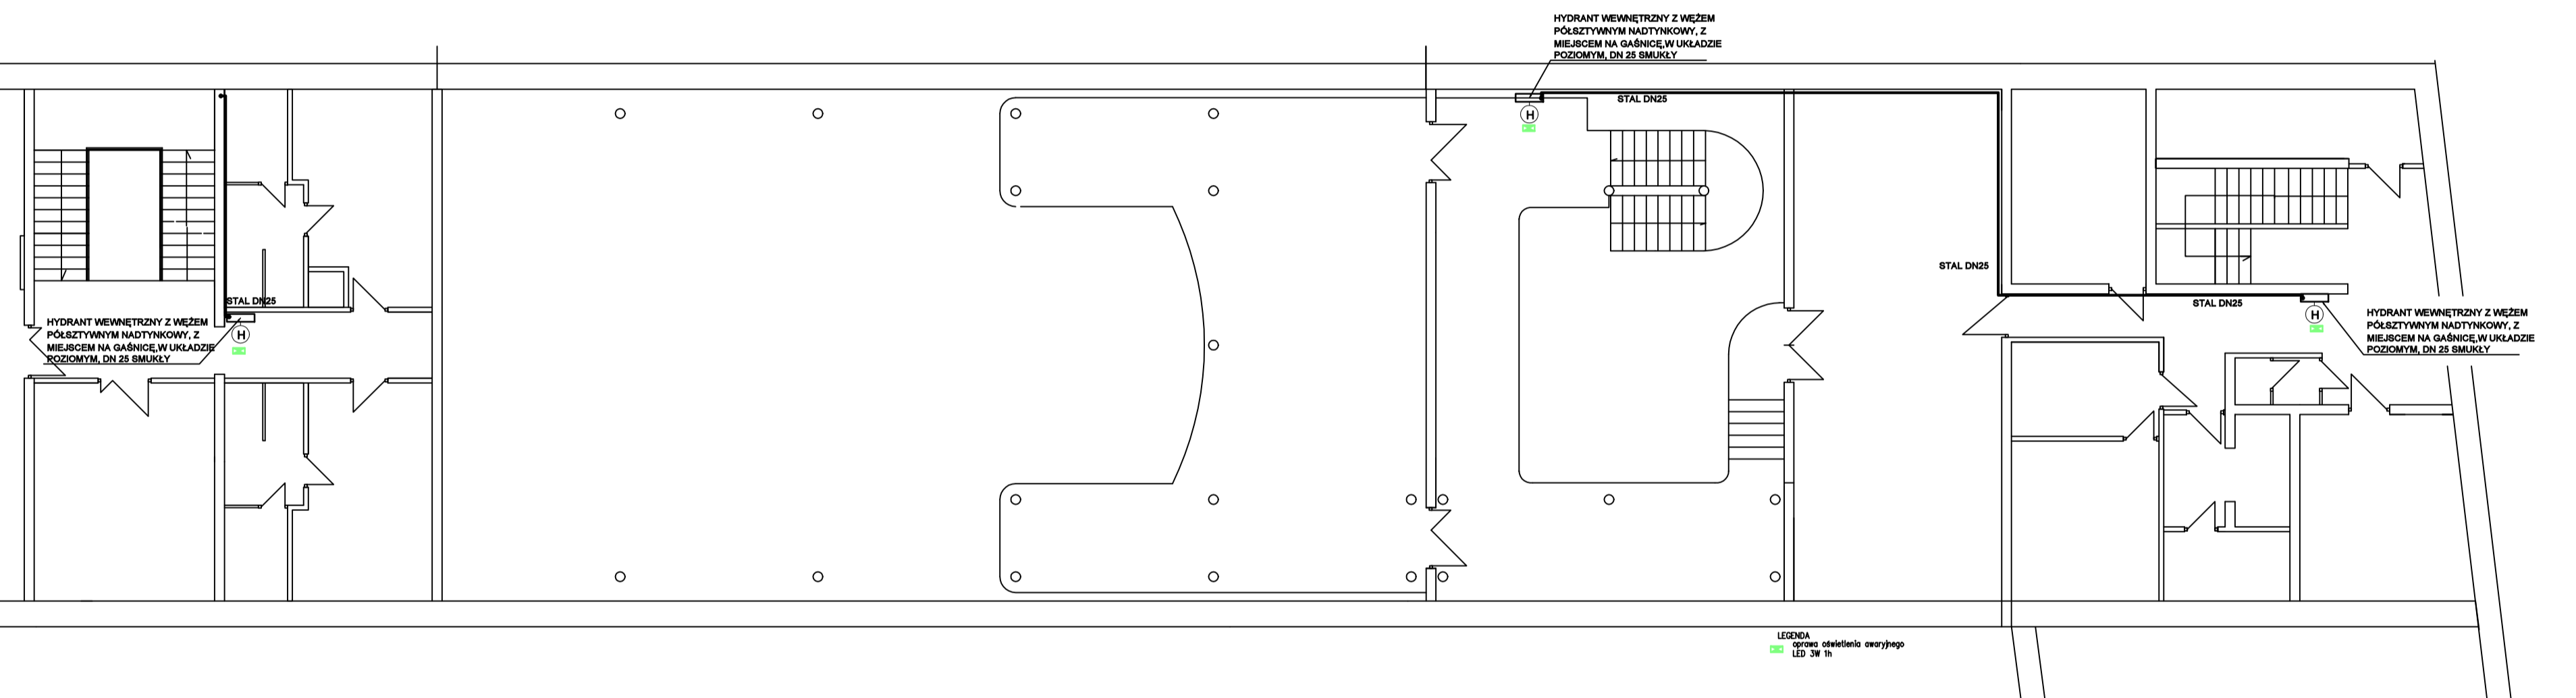

Projektant:	mgr inż. Paweł Litke	005/0477/PBE/19	Data:	23.05.2024r.	
Projektant (elektryczny):	mgr inż. Robert Biedka	UAN.V-7342/3/9/93	Stadium:	PT	
Temat:	Przebudowa instalacji hydrantowej w budynku nr 9 w kompleksie pałacowo-folwarcznym w Krzyżowej			Skala:	1:100
Inwestor:	Fundacja "Krzyżowa" do Porozumienia Europejskiego Krzyżowa 7, 38-112 Grodziszczce			Wzrost:	3
Tytuł rys.:	RZUT PIĘTRA-STAN PROJEKTOWANY				