
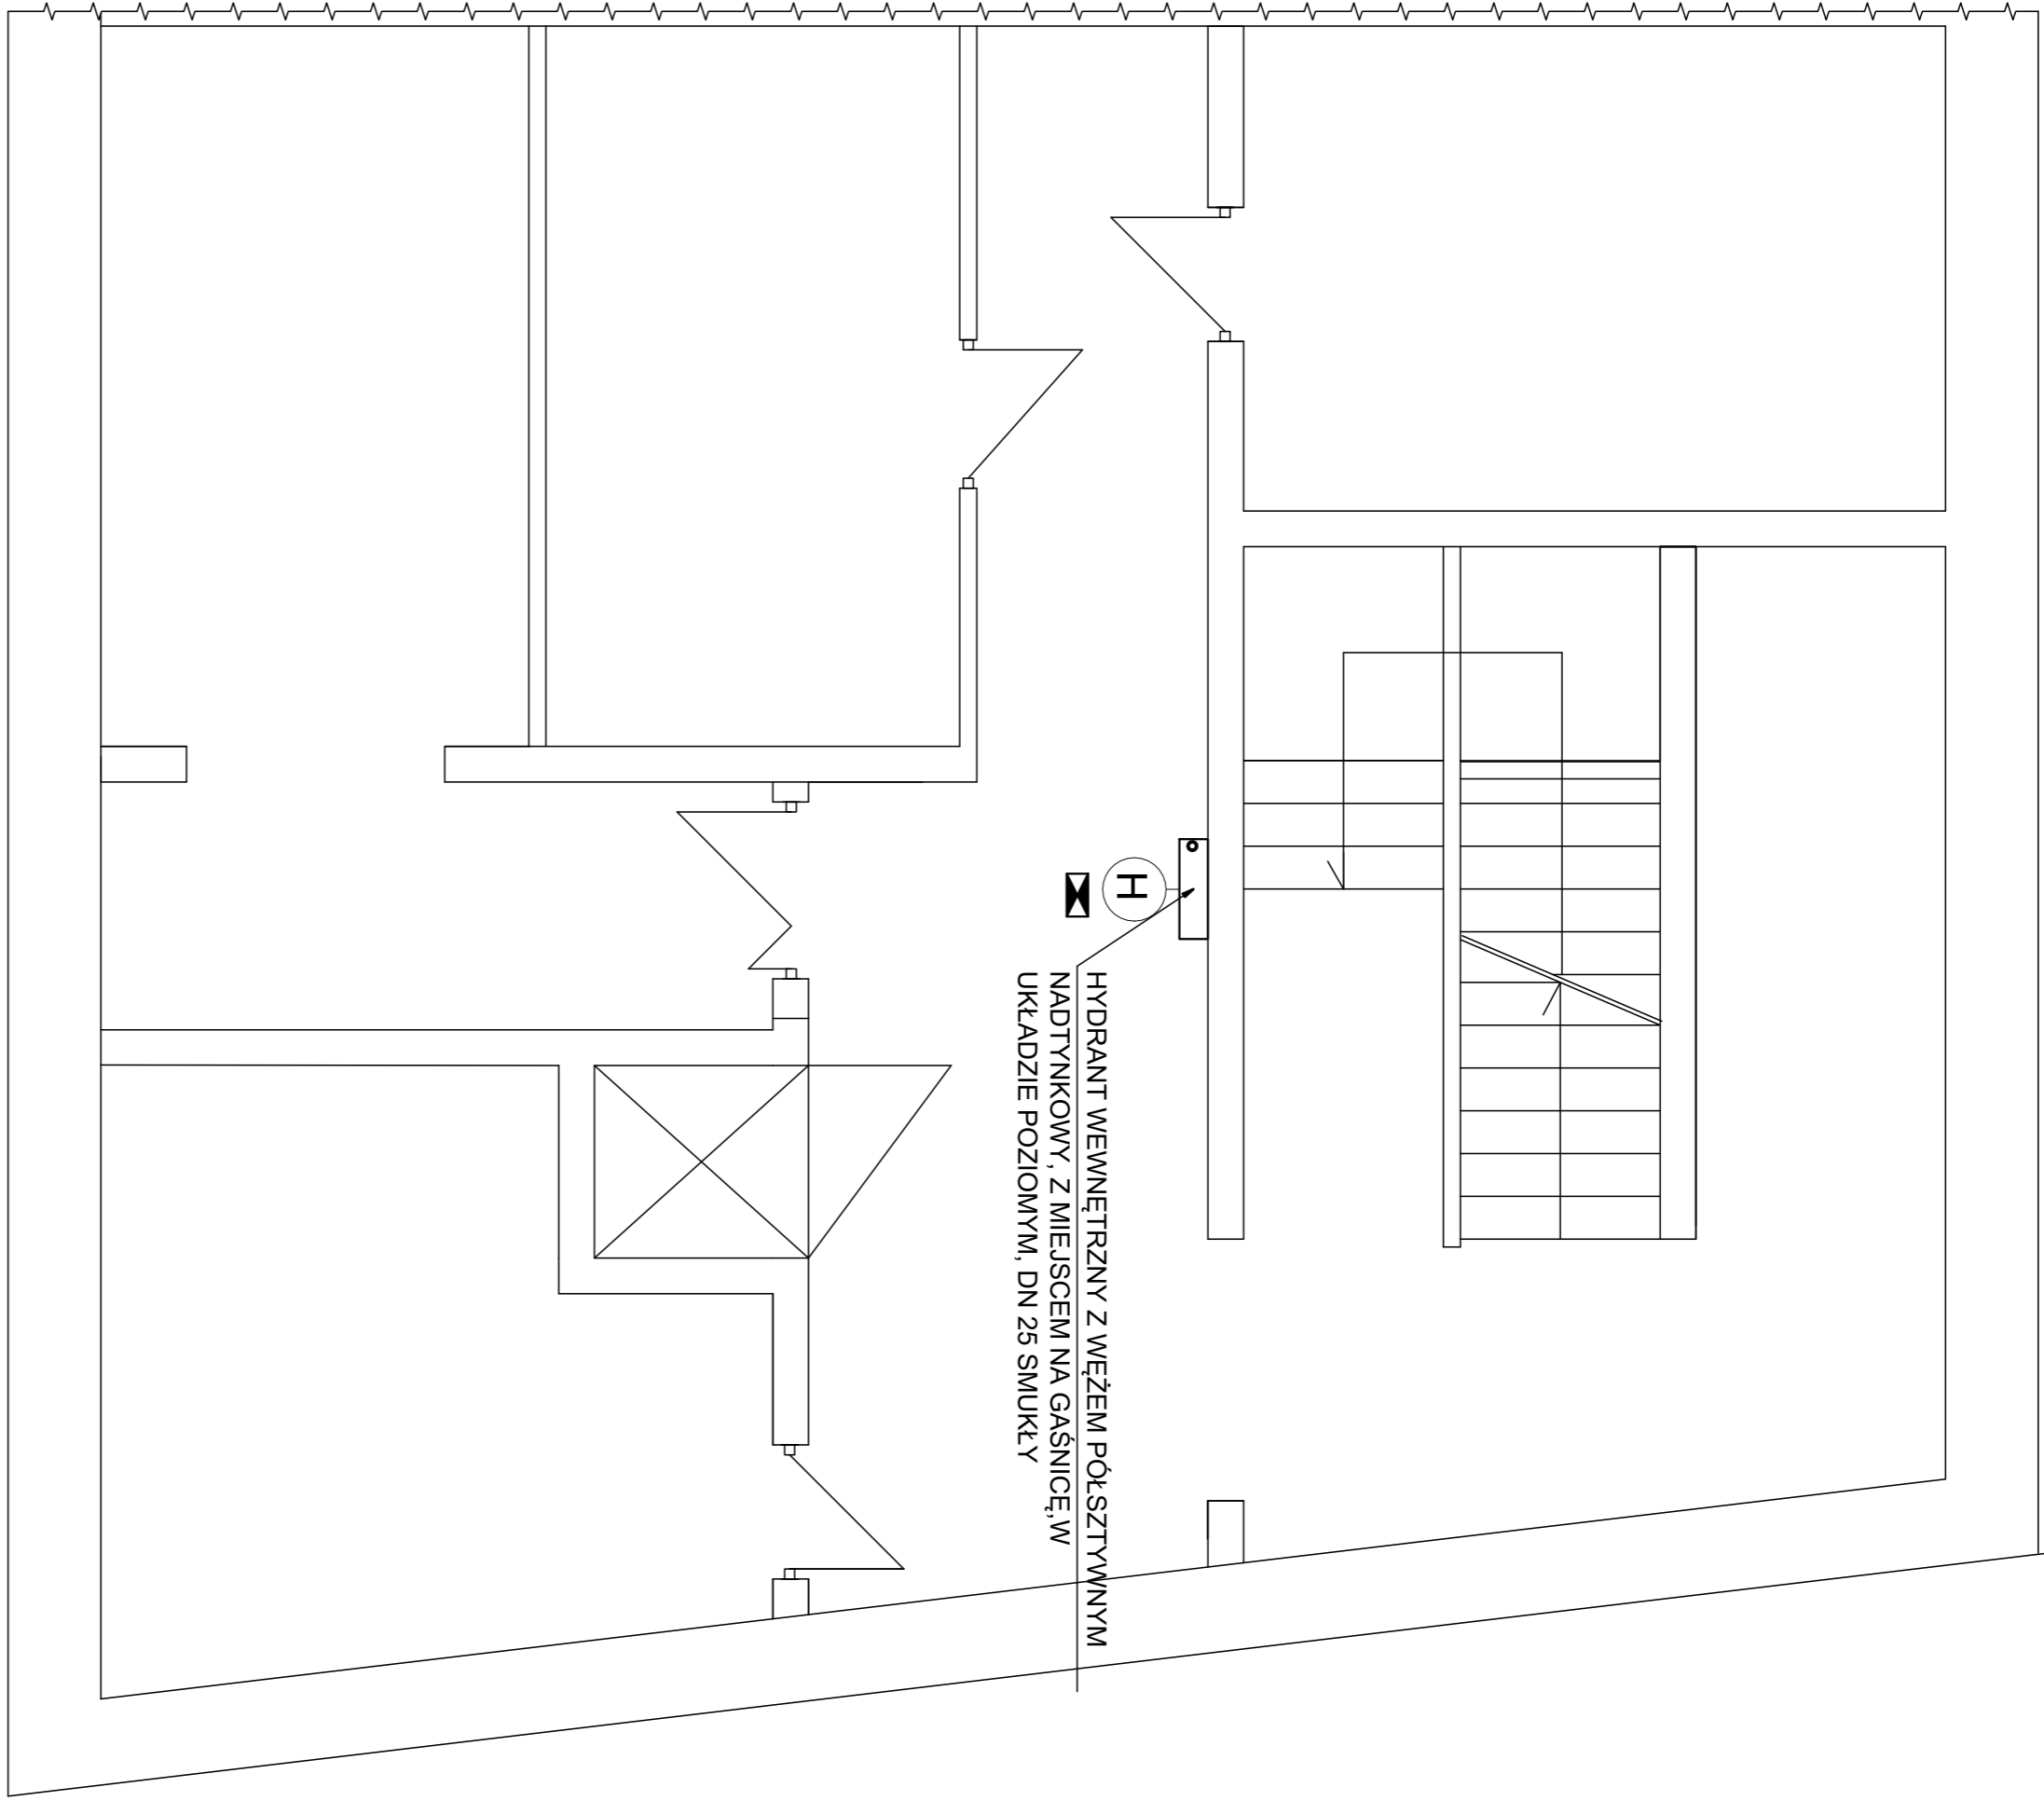


WENTYLATOR WYWIEWNY Ø100 MM  
REI 120  
**RZUT PIWNIC**  
**STAN PROJEKTOWANY**  
Skala 1:50

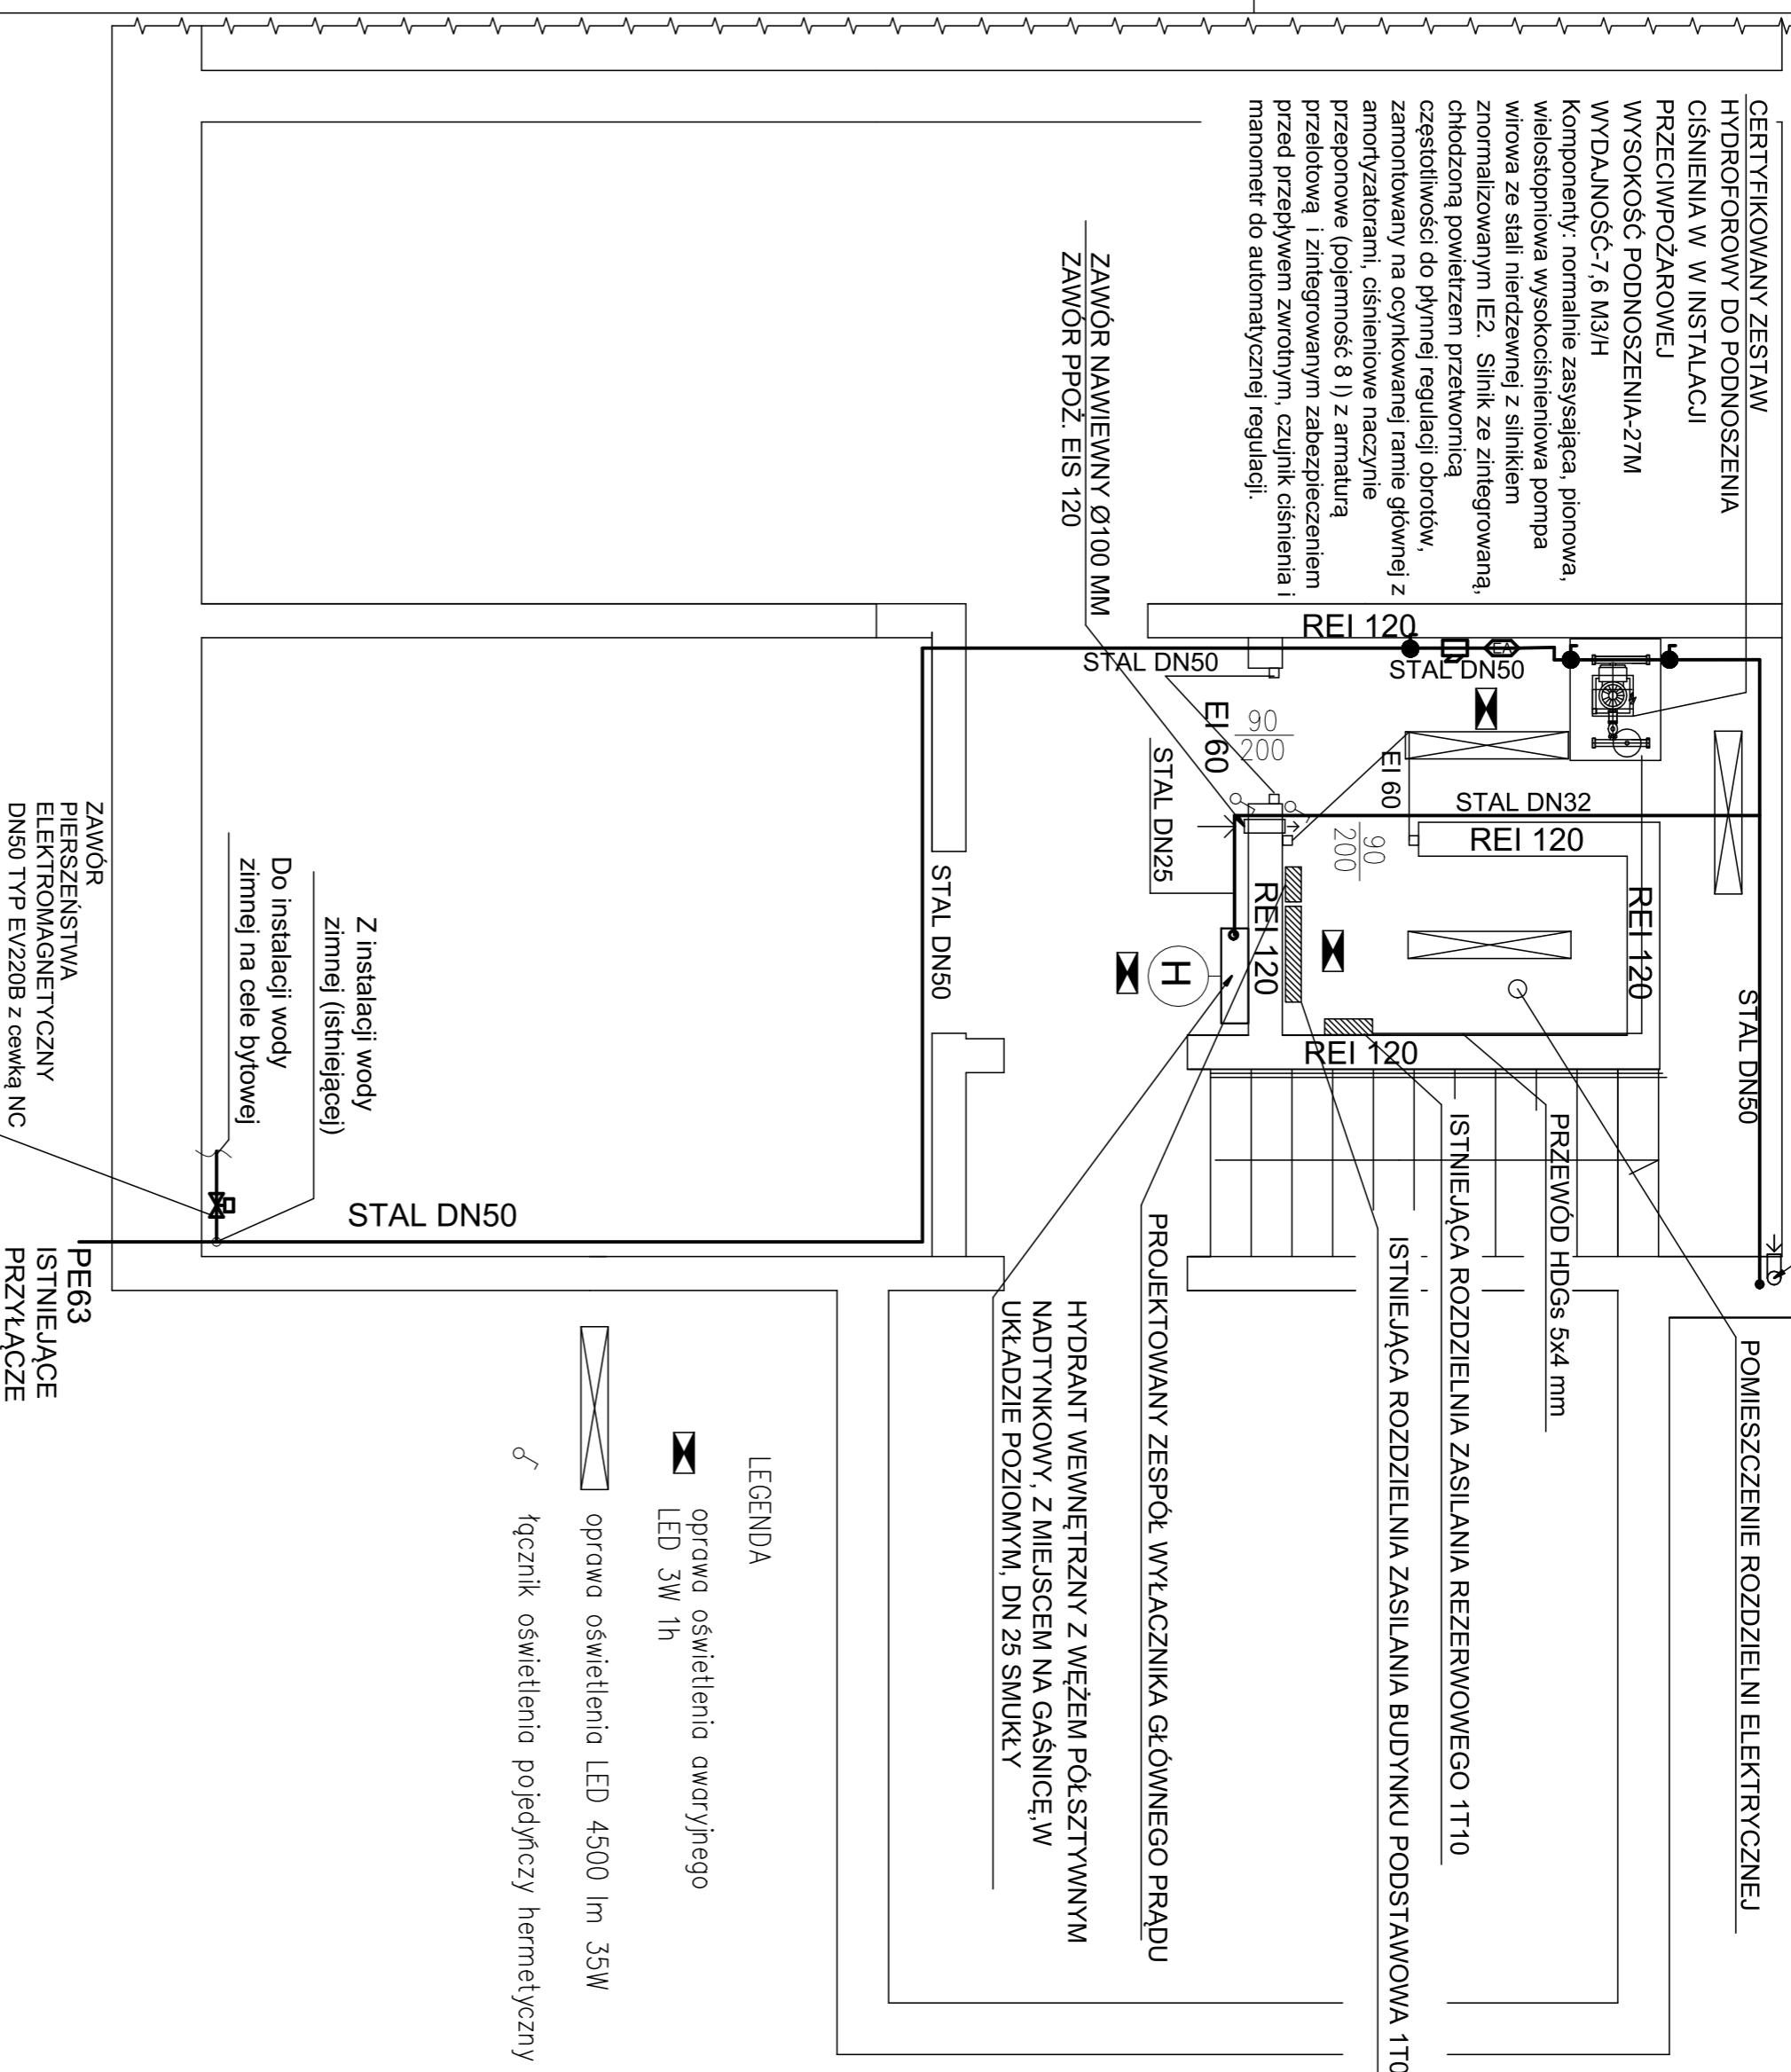

Projektant:	mgr inż. Maciej Rogowski	005/0380/PWBS/18
autorzy projektu:	mgr inż. Adrian Bil	005/0420/PBS/19
projektant:	mgr inż. Paweł Liśke	005/0477/PBE/19
autorzy projektu:	mgr inż. Robert Biedka	UAN.V-7342/3/9/93
temat:	Przebudowa instalacji hydrantowej w budynku nr 9 w kompleksie pociagowo-falwarcznym w Krzyżowej	
inwestor:	Fundacja "Krzyżowa" dla Porozumienia Europejskiego Krzyżowa 7, 58-112 Grodziszczce	
tytuł rys.:	RZUT PIWNIC-STAN PROJEKTOWANY	Skala: 1:50
		Strona: 2