


RZUT PIWNIC

Skala 1:50

LEGENDA

- PWP PRZYCISK WYŁACZNIKA PRĄDU
- MP MANIPULATOR ALARMU
- CZYJNIK RUCHU
- SAO SYGNALIZATOR AKUSTYCZNO OPTYCZNY
- OPRAWA LED HERMETYCZNA
- OPRAWA LED KINKIET HERMETYCZNA
- OPRAWA, ŻYRANDOL ŹRÓDŁO LED
- KINKIET ŹRÓDŁO LED
- OPRAWA AWARYJNA LED 1h
- OŚWIETLENIE MEBLOWE PODSZAFKOWE
- CZUJNIK RUCHU
- GNAZDO INSTALACYJNE PODWÓJNE
- GNAZDO INSTALACYJNE RJ45
- GNAZDO INSTALACYJNE ANTENOWE
- AP U6 PRO
- KAMERA
- ŁĄCZNIK INSTALACYJNY POJEDYŃCZY
- ŁĄCZNIK INSTALACYJNY PODWÓJNY
- ŁĄCZNIK INSTALACYJNY SCHODOWY
- CK CZYTNIK KART

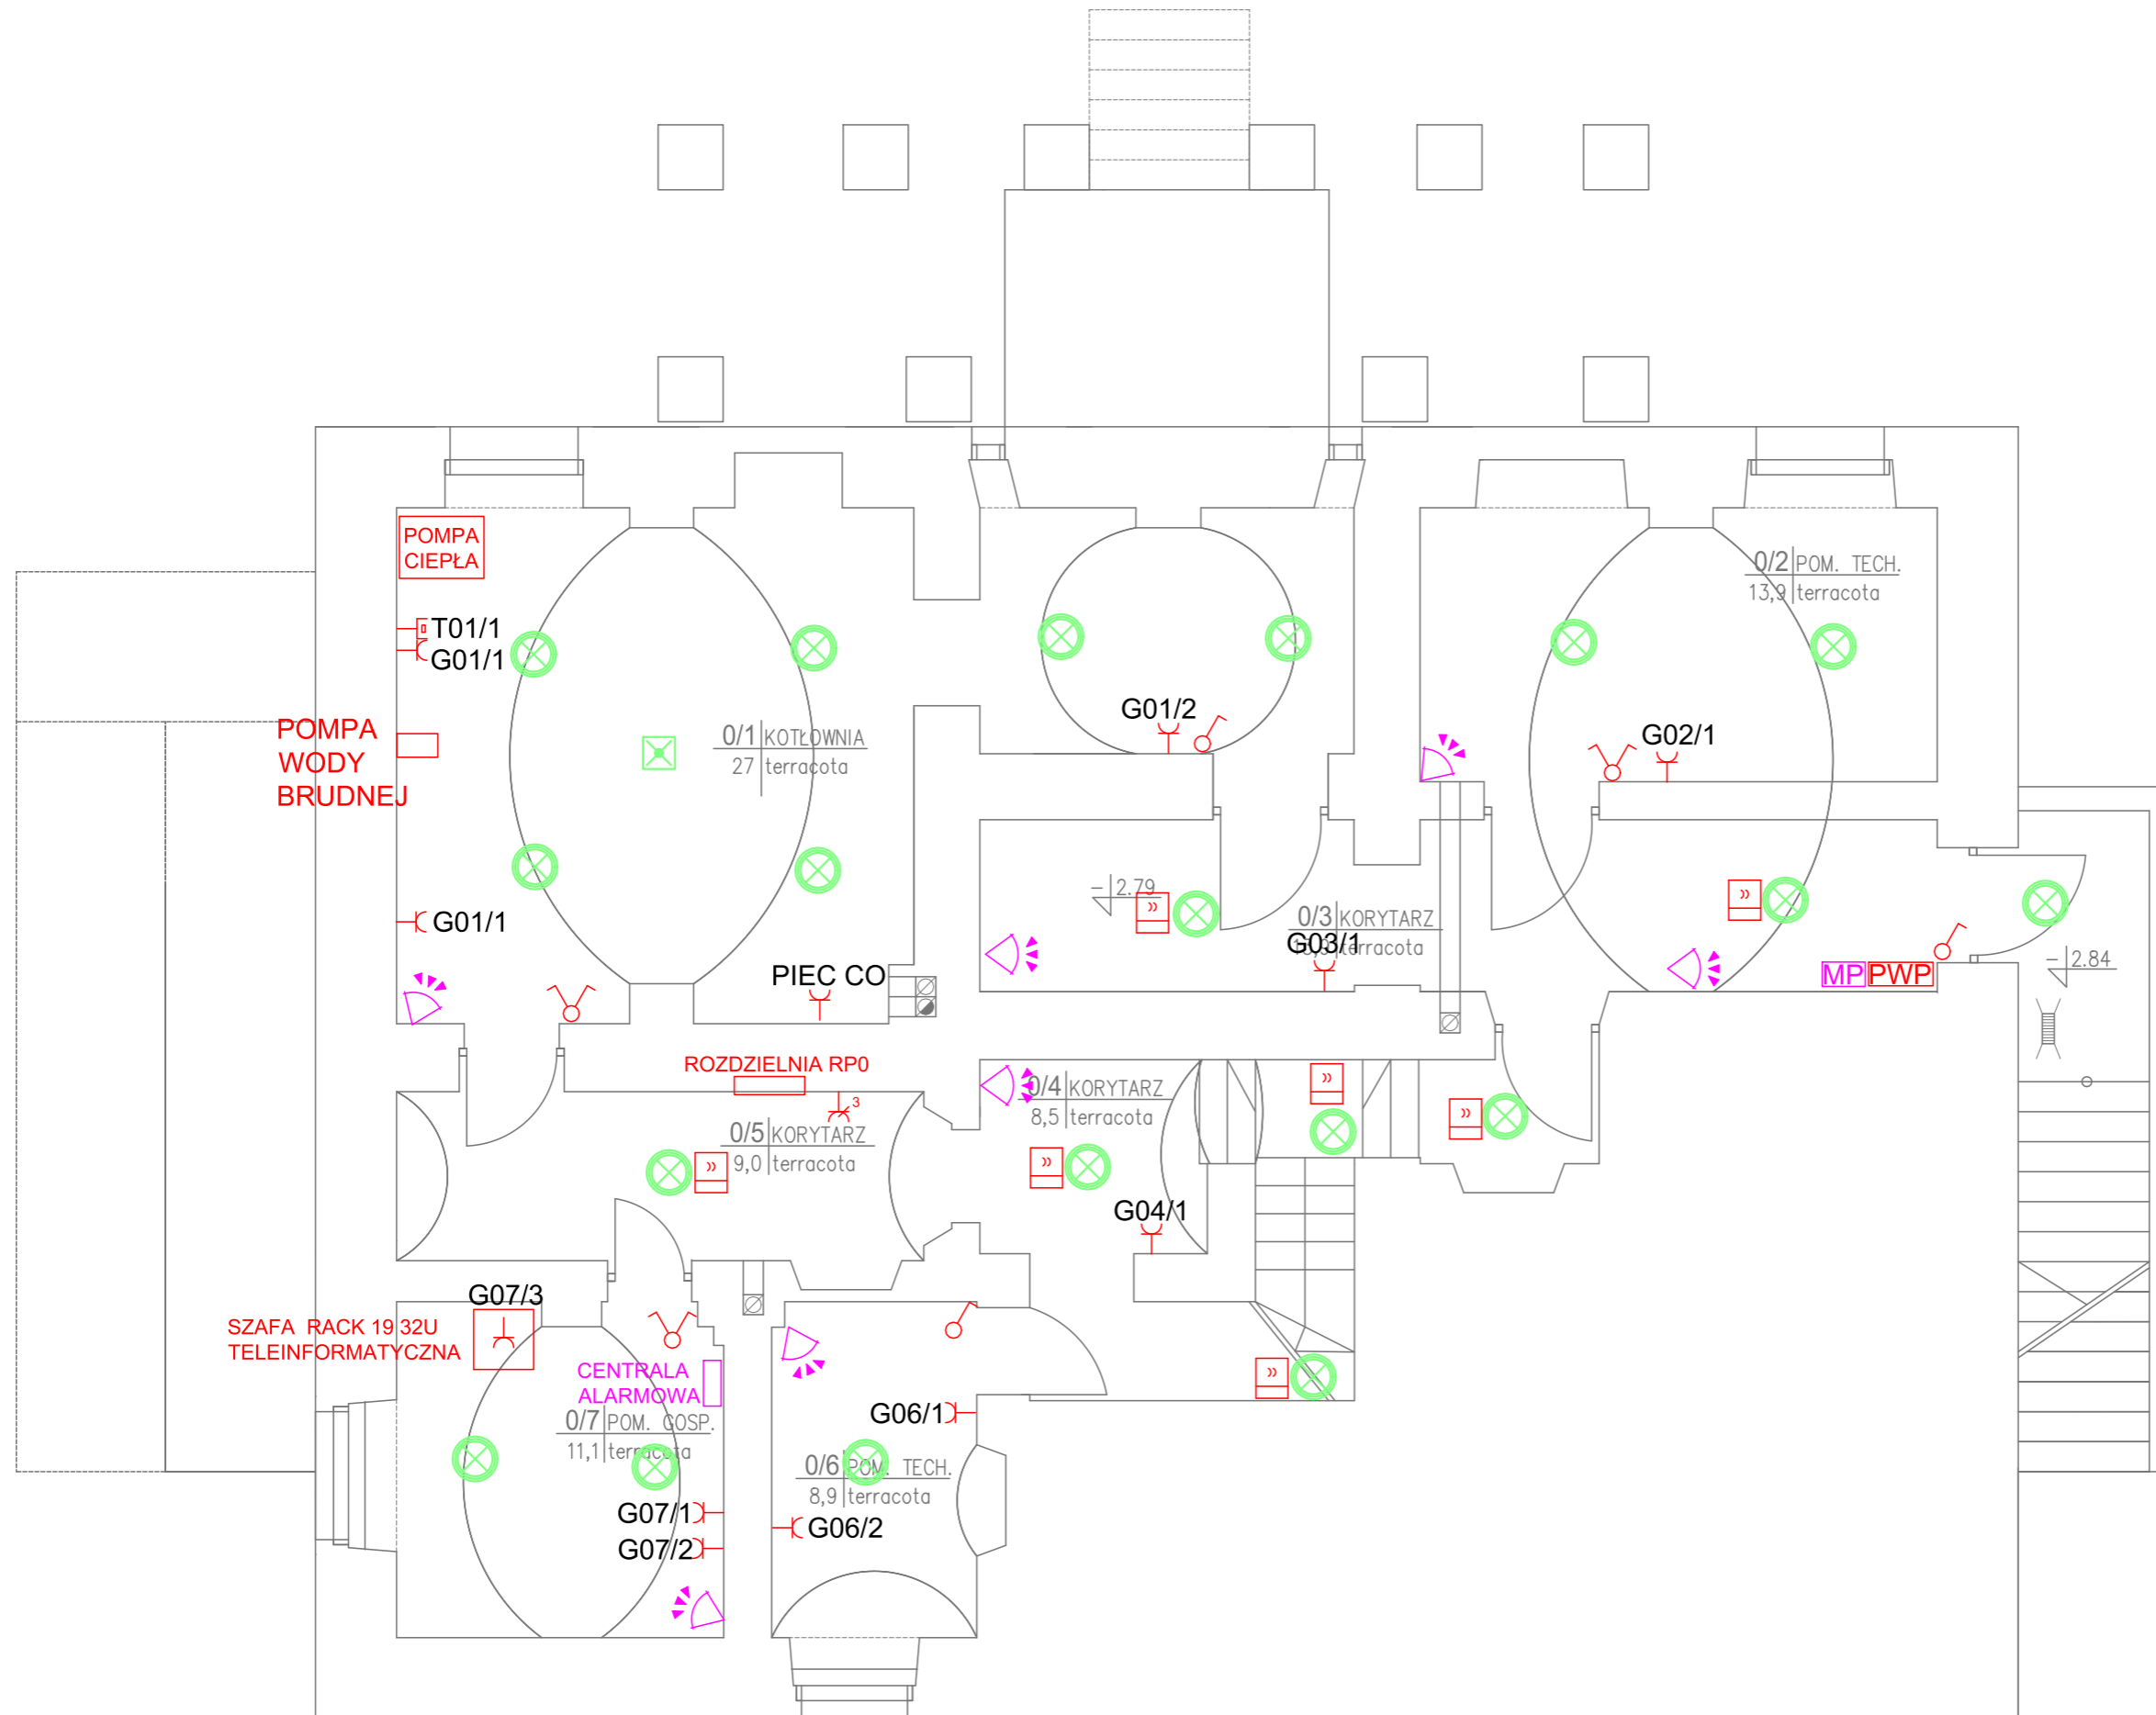

AK Ak Consulting Arkadiusz Ówiek
 ul. Krzycka 91 lok. 17,53-019 Wrocław
 tel: 661-490-137

Projektowanie, nadzór inwestorski, kosztorysowanie.

INWESTOR: Fundacja "Krzyżowa" dla porozumienia europejskiego

TEMAT: Wymiana instalacji elektrycznej w Domu na Wzgórzu.

STADIUM: Projekt techniczny

ADRES: Krzyżowa 37

PROJEKTANT	mgr inż. Paweł Litke upr. nr DOS/0477/PBE/19	DATA	PODPIS
		15.03.2023	

NAZWA RYS.	RZUT PIWNIC - OSPRZĘT ELEKTRYCZNY	SKALA	NR
		1:50	E-01