


# RZUT PARTERU

Skala 1:50

drewniany szkielet konstrukcyjny podłogi werandy

BIBLIOTEKA deski

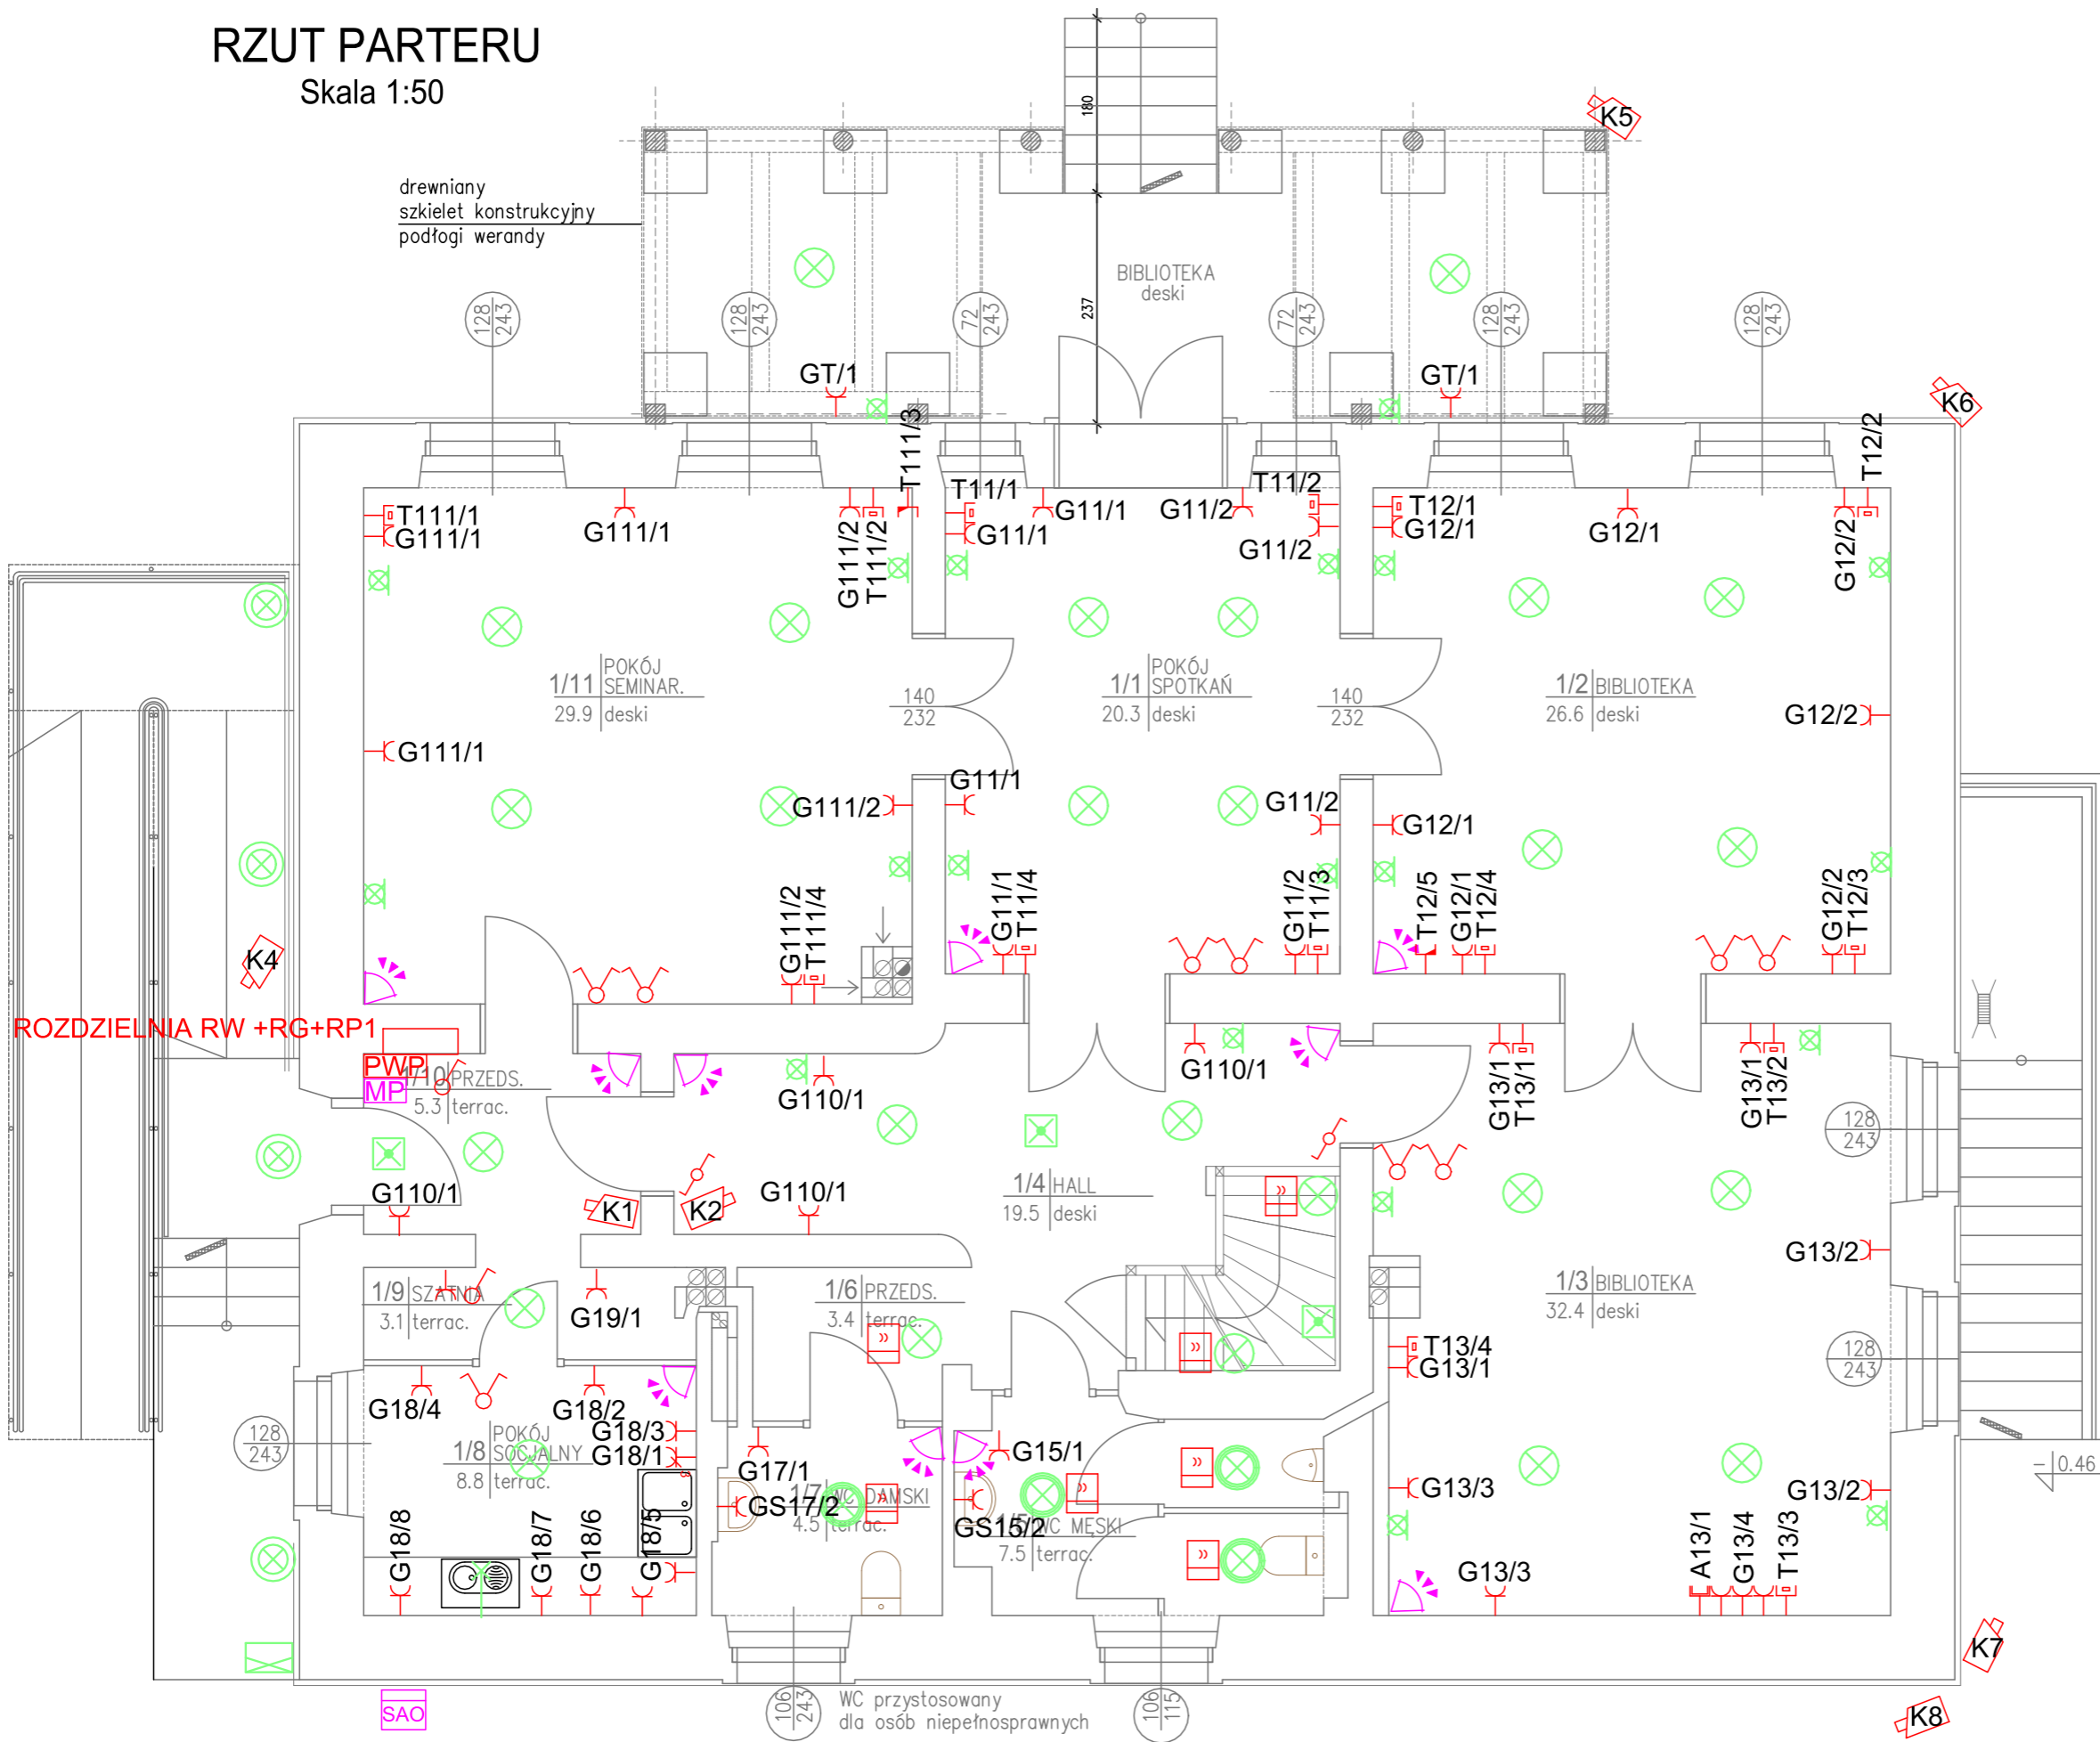

## LEGENDA

- PWP PRZYCIISK WYŁACZNIKA PRĄDU
- MP MANIPULATOR ALARMU
- SAO CZYJNIK RUCHU
- SAO SYGNALIZATOR AKUSTYCZNO OPTYCZNY
- ⊗ OPRAWA LED HERMETYCZNA
- ⊗ OPRAWA LED KINKIET HERMETYCZNA
- ⊗ OPRAWA, ŻYRANDOL ŹRÓDŁO LED
- ⊗ KINKIET ŹRÓDŁO LED
- ⊗ OPRAWA AWARYJNA LED 1h
- ⊗ OŚWIETLENIE MEBLOWE PODSZAFKOWE
- ⊗ CZUJNIK RUCHU
- ⊗ GNIAZDO INSTALACYJNE PODWÓJNE
- ⊗ GNIAZDO INSTALACYJNE RJ45
- ⊗ GNIAZDO INSTALACYJNE ANTENOWE
- ⊗ AP U6 PRO
- ⊗ KAMERA
- ⊗ ŁĄCZNIK INSTALACYJNY POJEDYŃCZY
- ⊗ ŁĄCZNIK INSTALACYJNY PODWÓJNY
- ⊗ ŁĄCZNIK INSTALACYJNY SCHODOWY
- ⊗ CK CZYTNIK KART
- ⊗ OPRAWA LED Z NUMEREM BUDYNKU

**AK** Ak Consulting Arkadiusz Ćwiek  
 ul. Krzyżowa 91 lok. 17,53-019 Wrocław  
 tel: 661-490-137

Projektowanie, nadzór inwestorski, kosztorysowanie.

INWESTOR: Fundacja "Krzyżowa" dla porozumienia europejskiego  
 TEMAT: Wymiana instalacji elektrycznej w Domu na Wzgórzu.  
 STADIUM: Projekt techniczny  
 ADRES: Krzyżowa 37

PROJEKTANT	DATA	PODPIS
mgr inż. Paweł Litke upr. nr DOŚ/0477/PBE/19	15.03.2023	
NAZWA RYS.: RZUT PARTERU - OSPRZĘT ELEKTRYCZNY	SKALA 1:50	NR E-02