


RZUT I PIĘTRA

Skala 1:50

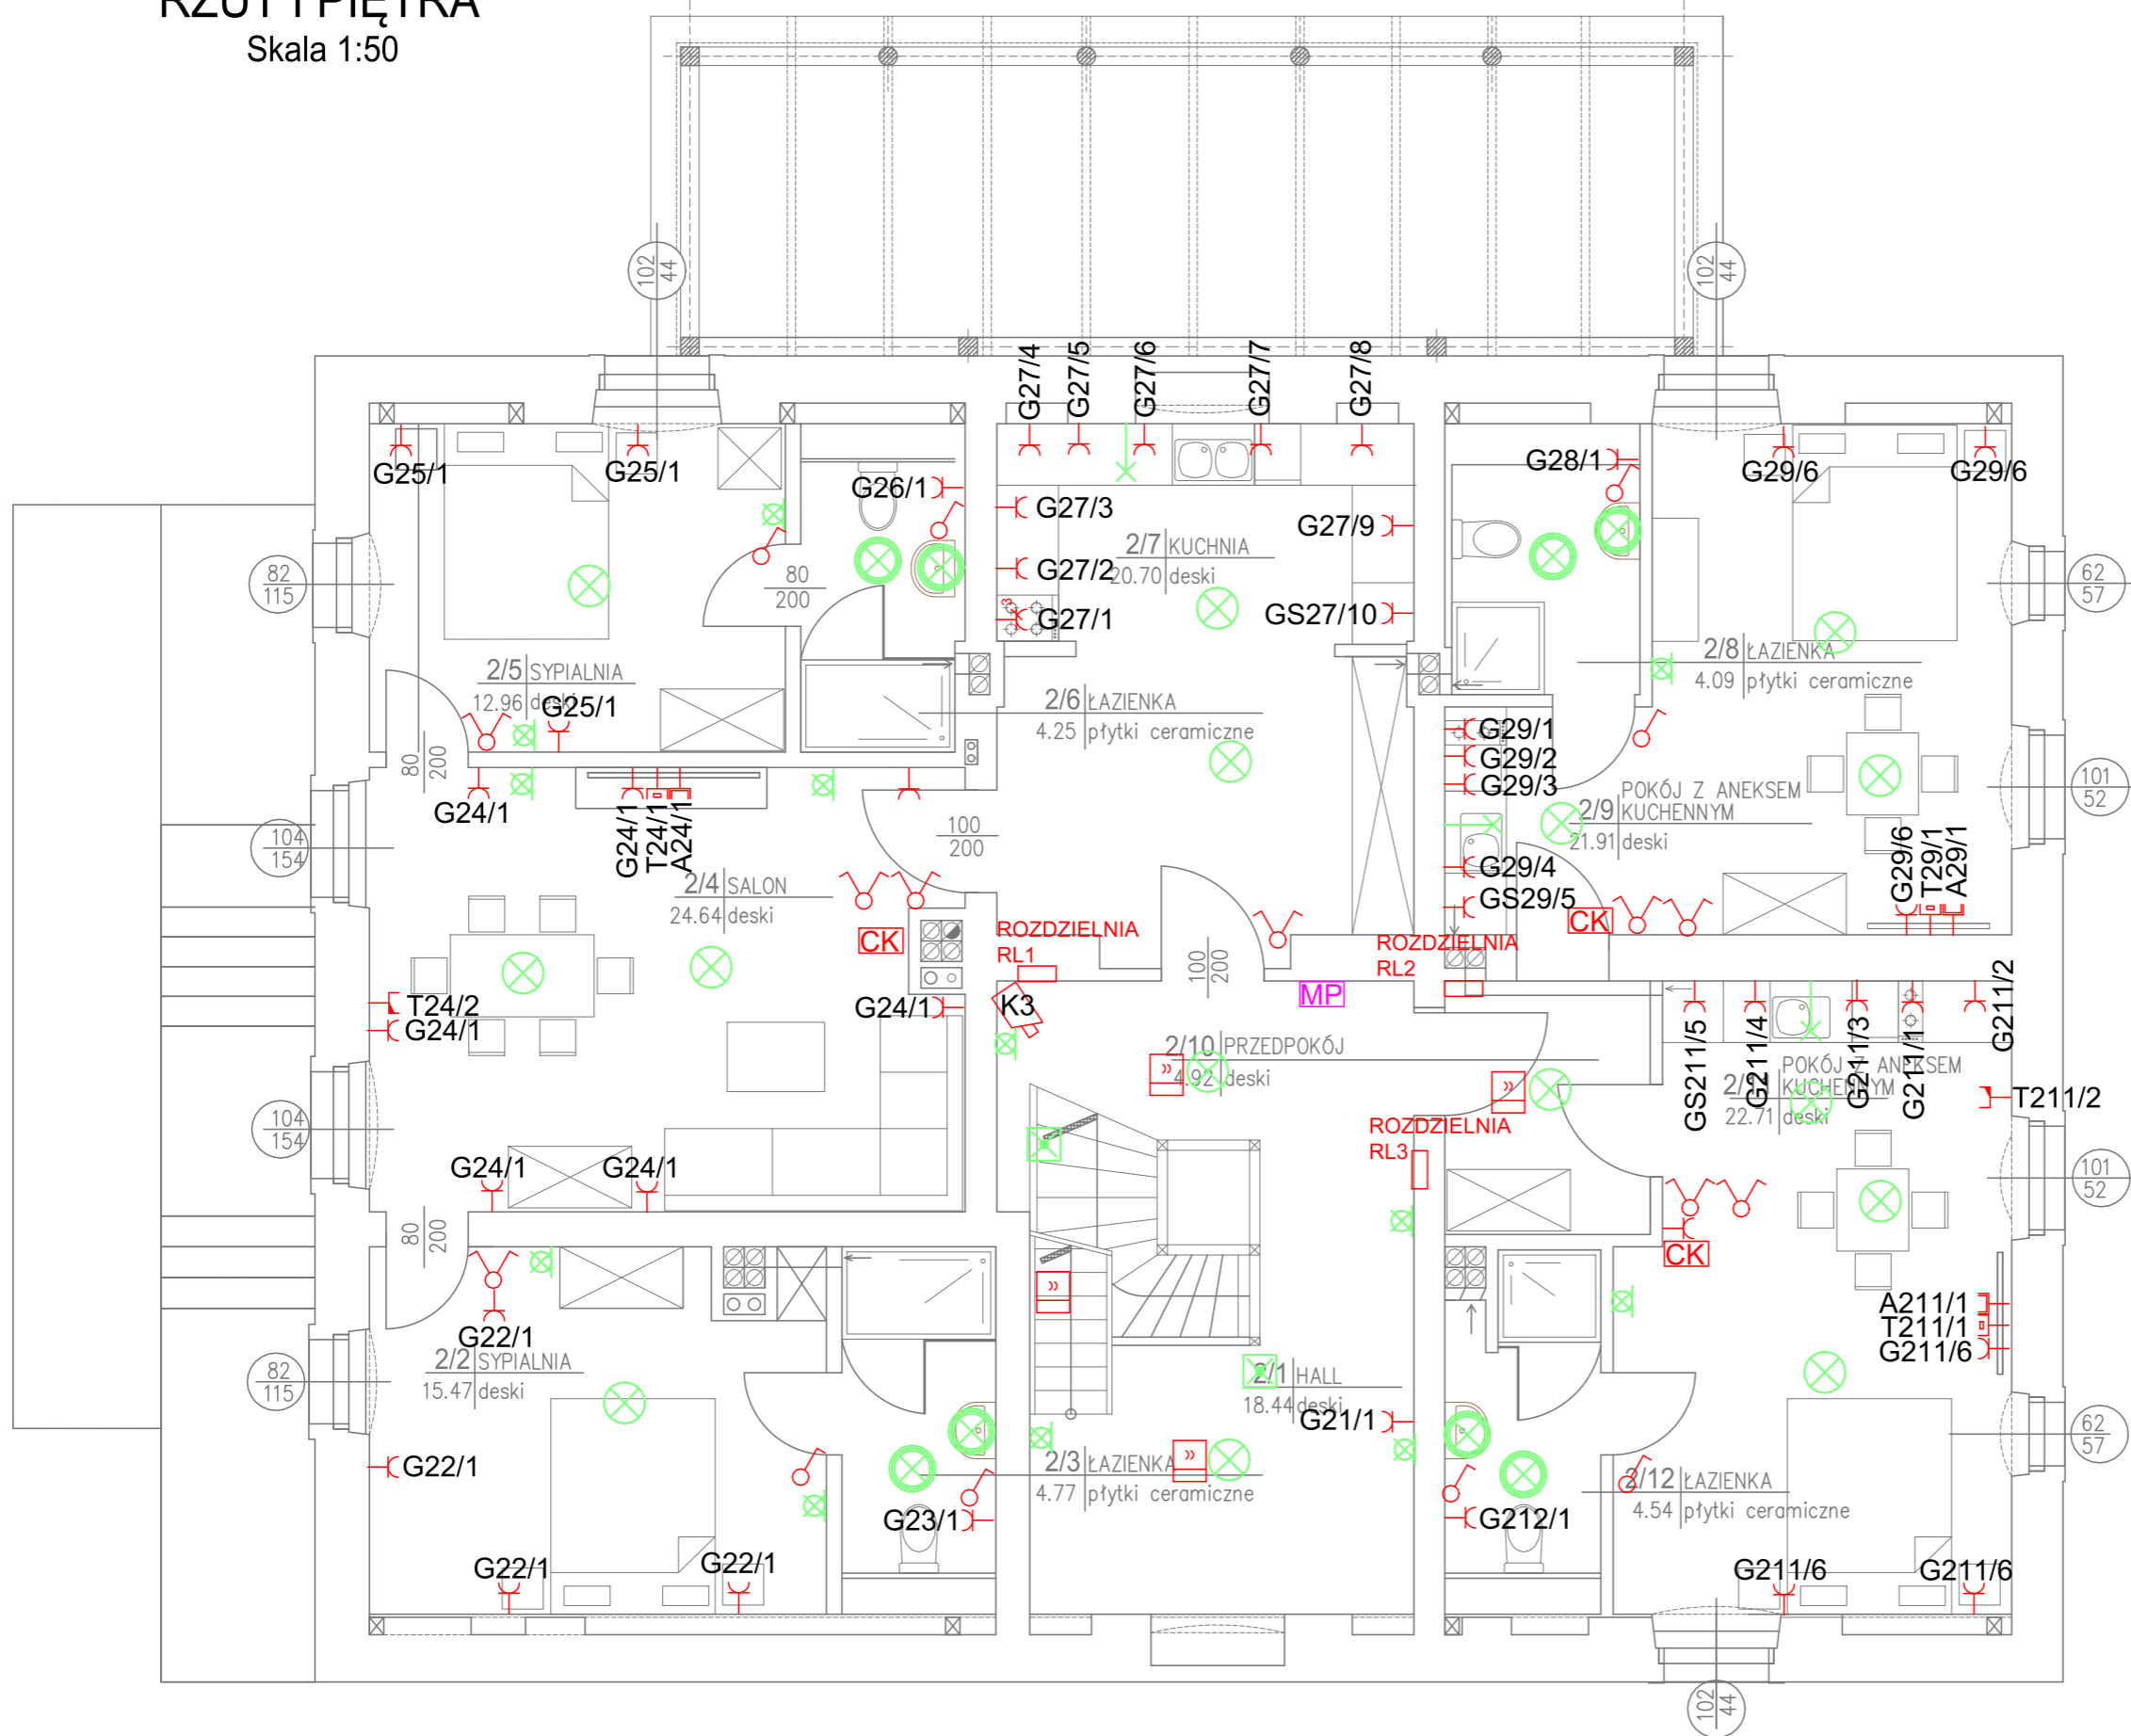

LEGENDA

- PWP PRZYCISK WYŁACZNIKA PRĄDU
- MP MANIPULATOR ALARMU
- SAO CZYJNIK RUCHU
- SAO SYGNALIZATOR AKUSTYCZNO OPTYCZNY
- ⊗ OPRAWA LED HERMETYCZNA
- ⊗ OPRAWA LED KINKIET HERMETYCZNA
- ⊗ OPRAWA, ŻYRANDOL ŹRÓDŁO LED
- ⊗ KINKIET ŹRÓDŁO LED
- ⊗ OPRAWA AWARYJNA LED 1h
- ⊗ OŚWIETLENIE MEBLOWE PODSZAFKOWE
- ⊗ CZUJNIK RUCHU
- ⊗ GNIAZDO INSTALACYJNE PODWÓJNE
- ⊗ GNIAZDO INSTALACYJNE RJ45
- ⊗ GNIAZDO INSTALACYJNE ANTENOWE
- ⊗ AP U6 PRO
- ⊗ KAMERA
- ⊗ ŁĄCZNIK INSTALACYJNY POJEDYŃCZY
- ⊗ ŁĄCZNIK INSTALACYJNY PODWÓJNY
- ⊗ ŁĄCZNIK INSTALACYJNY SCHODOWY
- ⊗ CZYTNIK KART ŁĄCZNIK HOTELOWY

Ak Consulting Arkadiusz Ćwiek ul. Krzyżowa 91 lok. 17,53-019 Wrocław tel: 661-490-137			
Projektowanie, nadzór inwestorski, kosztorysowanie.			
INWESTOR:	Fundacja "Krzyżowa" dla porozumienia europejskiego		
TEMAT:	Wymiana instalacji elektrycznej w Domu na Wzgórzu.		
STADIUM:	Projekt techniczny		
ADRES:	Krzyżowa 37		
PROJEKTANT	mgr inż. Paweł Litke upr. nr D05/0477/PBE/19	DATA	15.03.2023
NAZWA RYS.:	RZUT PIĘTRA - OSPRZĘT ELEKTRYCZNY	SKALA	1:50
		NR	E-03