


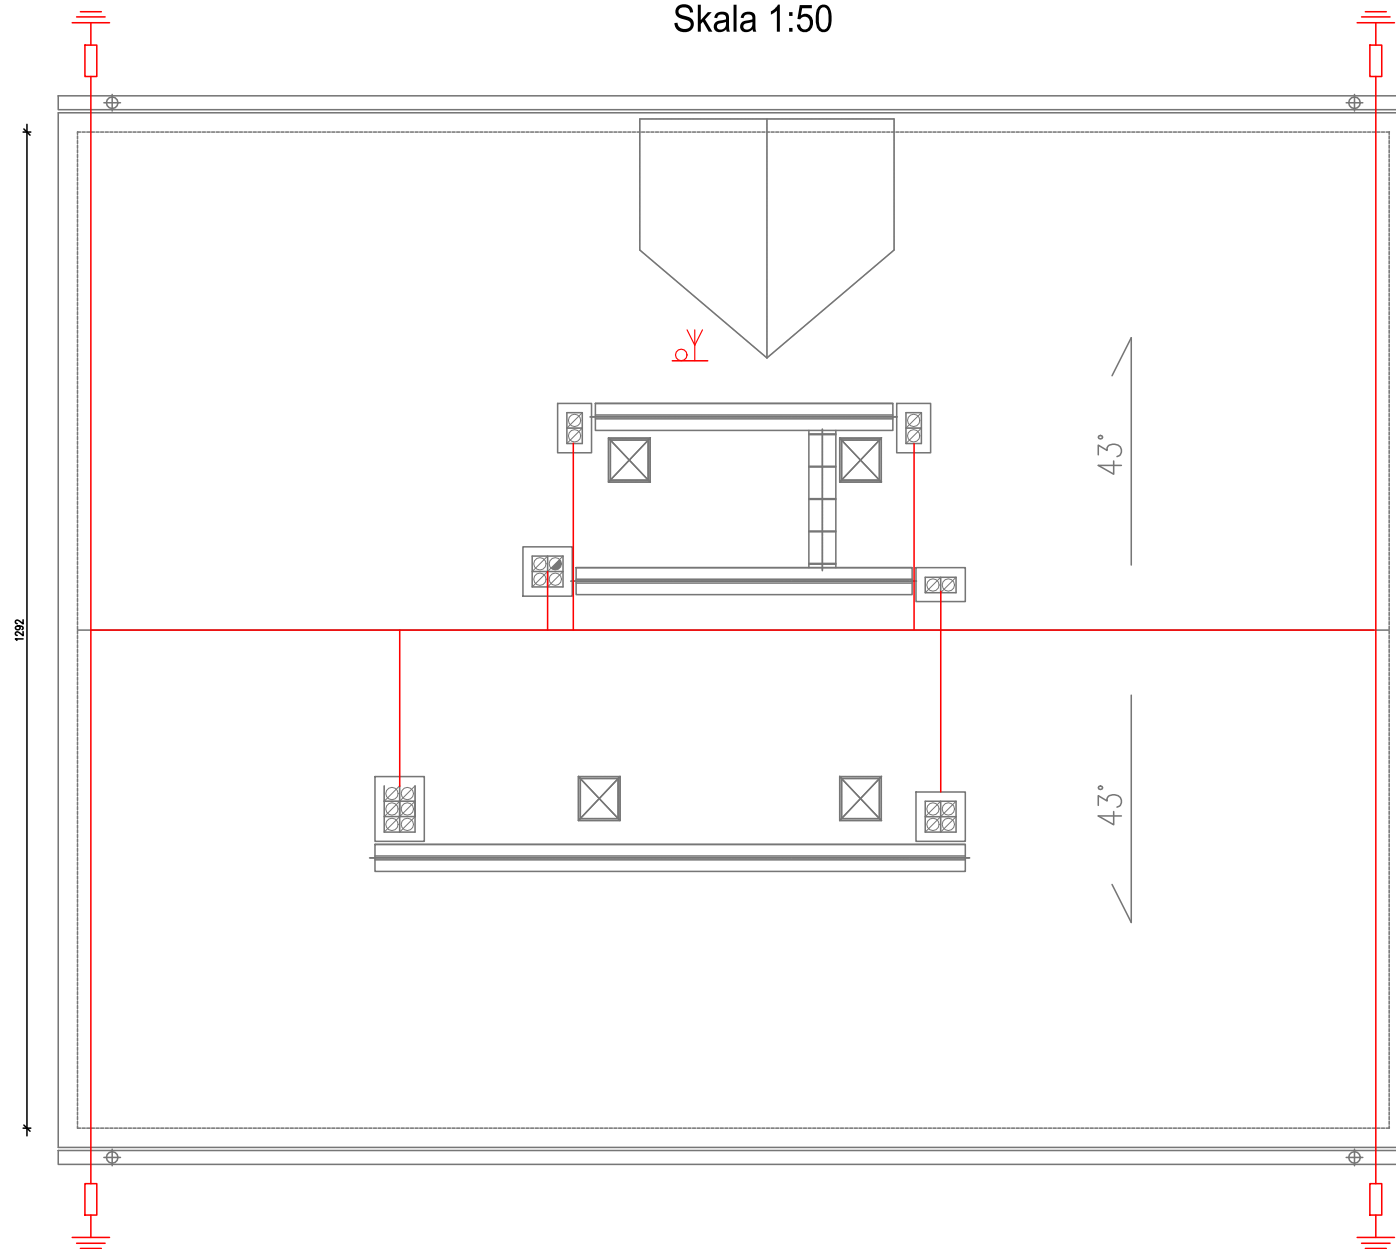


RZUT DACHU

Skala 1:50



LEGENDA

-  ZESTAW ANTEN
-  ZŁĄCZE KONTROLNO POMIAROWE
-  DRUT ODGROMOWY FI 8 mm

 Ak Consulting Arkadiusz Ćwiek ul. Krzycka 91 lok. 17,53-019 Wrocław tel: 661-490-137 <small>Projektowanie, nadzór inwestorski, kosztorysowanie.</small>			
INWESTOR:	Fundacja "Krzyżowa" dla porozumienia europejskiego		
TEMAT:	Wymiana instalacji elektrycznej w Domu na Wzgórzu.		
STADIUM:	Projekt techniczny		
ADRES:	Krzyżowa 37		
PROJEKTANT	mgr inż. Paweł Litke upr. nr DOŚ/0477/PBE/19	DATA	PODPIS
NAZWA RYS.:	RZUT DACHU - OSPRZĘT ELEKTRYCZNY	SKALA	NR
		1:50	E-05